


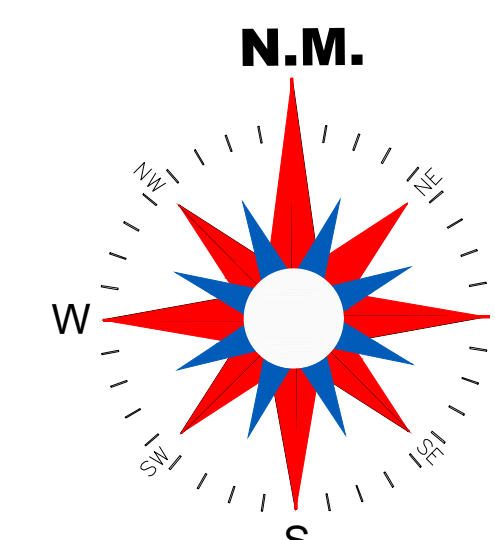

	POSTE DUPLO/T COM BASE REFORÇADO PROJETADO		POSTE DUPLO/T EXISTENTE
	CHAVE FUSÍVEL PROJETADO		CHAVE FUSÍVEL EXISTENTE
	LUMINÁRIA DE LED PROJETADO DE 100 W		ATERRAMENTO TRANSFORMADOR EXISTENTE
	POSTE DUPLO/T COM BASE CONCRETO PROJETADO		PARA RAO DE BAIXA TENSÃO 220 V EXISTENTE
	ATERRAMENTO TRANSFORMADOR PROJETADO		POSTE CIRCULAR EXISTENTE
	PARA RAO DE MÉDIA TENSÃO 15 kV		ATERRAMENTO BAIXA TENSÃO EXISTENTE
	PARA RAO DE BAIXA TENSÃO 220 V PROJETADO		TRANSFORMADOR EXISTENTE
	POSTE CIRCULAR COM BASE CONCRETO PROJETADO		REDE DE MÉDIA TENSÃO EXISTENTE
	ATERRAMENTO BAIXA TENSÃO PROJETADO		
	TRANSFORMADOR PROJETADO		
	REDE DE BAIXA TENSÃO PROJETADO		
	REDE DE MÉDIA TENSÃO 50 WATT - 15 kV PROJETADO		

CIBRA		RESIDENCIAL JARDINS VALENCIA SPE LTDA	
PROPRIETARIO - CNPJ		RESIDENCIAL JARDINS VALENCIA SPE LTDA CNPJ: 42.109.059/0001-62	
ENDEREÇO DA OBRA		Endereço: LOTE CHACARA 93, SETOR B, CHACARA 93 - CEP - 78.643-000 Município de Quereçema - MT	
NOME DO PROJETO		RESPONSÁVEL TÉCNICO <i>Maurício de A. dos Santos</i>	
MAURIVAN DE ALMEIDA DOS SANTOS CPF: 043.147.300/9		MATRÍCULA: 043.147.300/9	
AUTORIZADO		ASSINATURA	
julho/2021		UNIFILAR DE MT	
COPISTA: MAURIVAN DE A. DOS SANTOS		MATRÍCULA: 043.147.300/9 (16.12.1300997)	
E		S	
T		A	
I		T	
E		S	
T		C	
I		A	
S		B	
ÁREAS:		Nº DE PIS	
% DE OCUPAÇÃO		COEF. DE APROPRIET.	
TERREÇO		DEMAIS PAV.	
_____%		_____%	
01		01	



DCMD

Esta aprovação não exime a firma contratada das

responsabilidades quanto ao atendimento das

especificações e normas aplicáveis.


27/09/2021

13/09/2021

Data: _____


Marcelo Donzetti Pazoti
DCMD/Projeto e Cadastro
Validado por Jociane Amorim Dorileo

PROPRIETÁRIO - CND	
ENDEREÇO DA OBRA	
SECTOR DO PROJETO	
MURIVIR	
ESCALA:	ATUAL
1:1000	julho
DESENHO:	
MURIVIR DE A. DO	
E	
ÁREAS:	

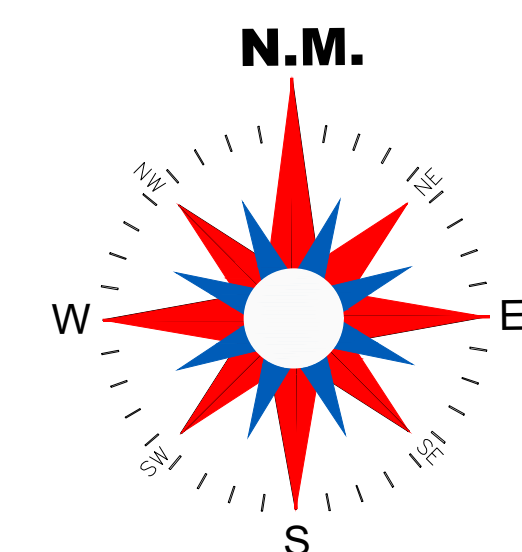

LEGENDA

	POSTE DUPLO T COM BASE REFORÇADO PROJETADO		POSTE DUPLO T EXISTENTE
	CHAVE FUSÍVEL PROJETADO		CHAVE FUSÍVEL EXISTENTE
	LUMINÁRIA DE LED PROJETADO DE 100 W		ATERRAMENTO TRANSFORMADOR EXISTENTE
	POSTE DUPLO T COM BASE REFORÇADO PROJETADO		PARA RAIOS DE BAIXA TENSÃO 220 V EXISTENTE
	ATERRAMENTO TRANSFORMADOR PROJETADO		PARA CIRCULAR EXISTENTE
	PARA RAIOS DE MÉDIA TENSÃO 15 kV		ATERRAMENTO BAIXA TENSÃO EXISTENTE
	PARA RAIOS DE BAIXA TENSÃO 220 V PROJETADO		TRANSFORMADOR EXISTENTE
	POSTE CIRCULAR COM BASE REFORÇADO PROJETADO		REDE DE MÉDIA TENSÃO EXISTENTE
	ATERRAMENTO BAIXA TENSÃO PROJETADO		
	TRANSFORMADOR PROJETADO		
	REDE DE BAIXA TENSÃO PROJETADO		
	REDE DE MÉDIA TENSÃO 50 kV PROJETADO		

OBRAS		RESIDENCIAL JARDINS VALENCIA SPE LTDA							
PROPRIETARIO - CNPJ		RESIDENCIAL JARDINS VALENCIA SPE LTDA CNPJ: 42.109.059/0001-62							
ENDEREÇO DA OBRA		Endereço: LOTE CHACARA 93, SETOR B, CHACARA 93 - CEP - 78.640-000 Município de Quereçania - MT							
RESPONSÁVEL TÉCNICO		Assinado por: <i>Maurício S. A. dos Santos</i> <i>Mauricio S. A. dos Santos</i> Eng. Civil (CRB-05) EPC 123456789							
ALMEIDA DOS SANTOS CPF: 30396		ASSISTENTE UNIFILAR DE LIGAÇÃO DIMENSÕES DOS LOTES				FOLHA Nº 04/05			
TÉCNICO: MAURIMAN DE A. DOS SANTOS									
E	S	T	A	T	S	I	C	A	S
ÁREAS:		% DE OCUPAÇÃO		% COEF. DE APROVEIT.		Nº DE PISOS			
		TERREJO		DEMAS PAV.					
		_____%		_____%		01			



CDMD

END:

Esta aprovação não exige a firma contratada e a responsabilidade quanto ao atendimento à

regulamentação e normas aplicáveis

13/09/2021 /CDMD/2021






















Data:



Marcelo Donizeti Pazoti
CDMD/Projeto e Cadastro

Validado por Jociane Amorim Dorileo

ESCALA
1:1000
DESENHO
C/ALBINO
ÁREAS:

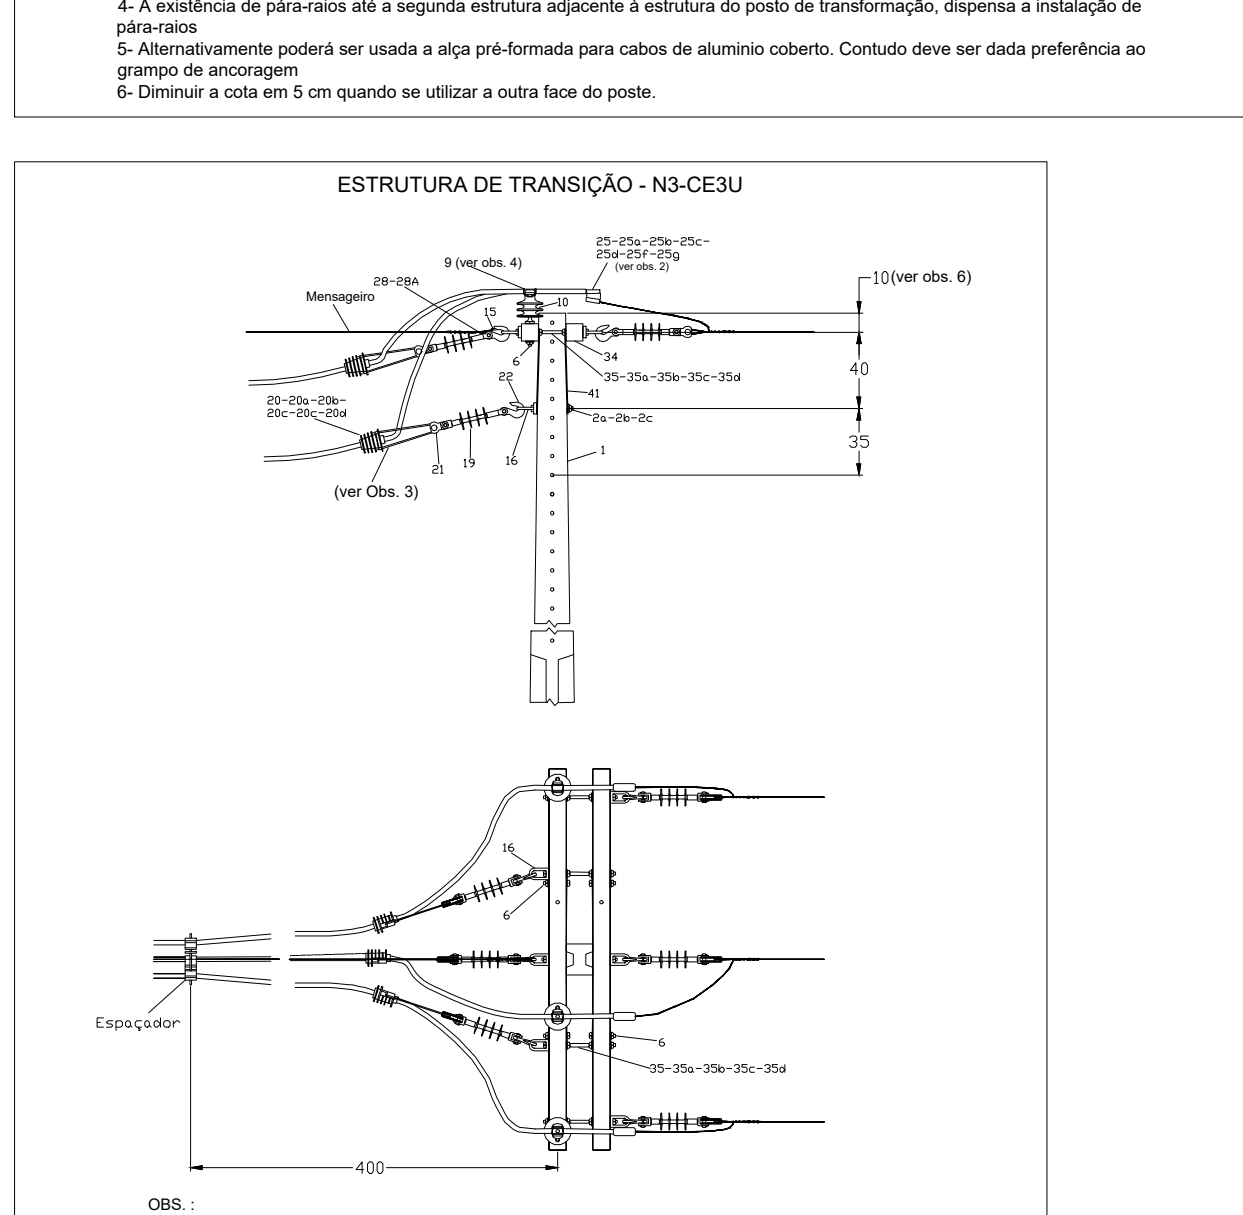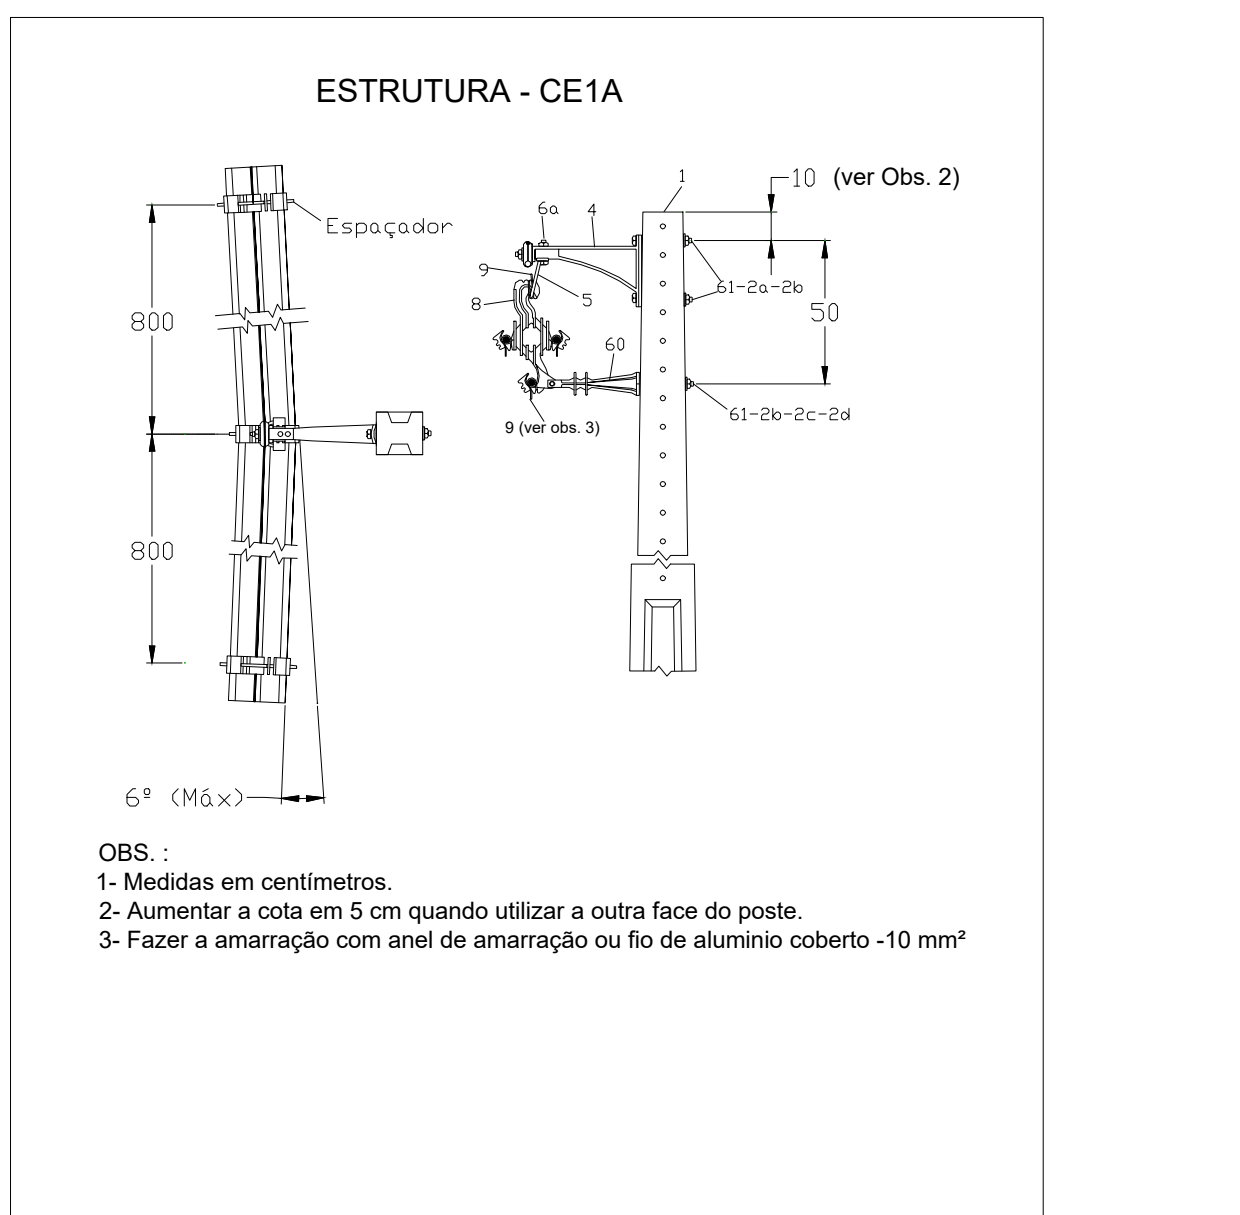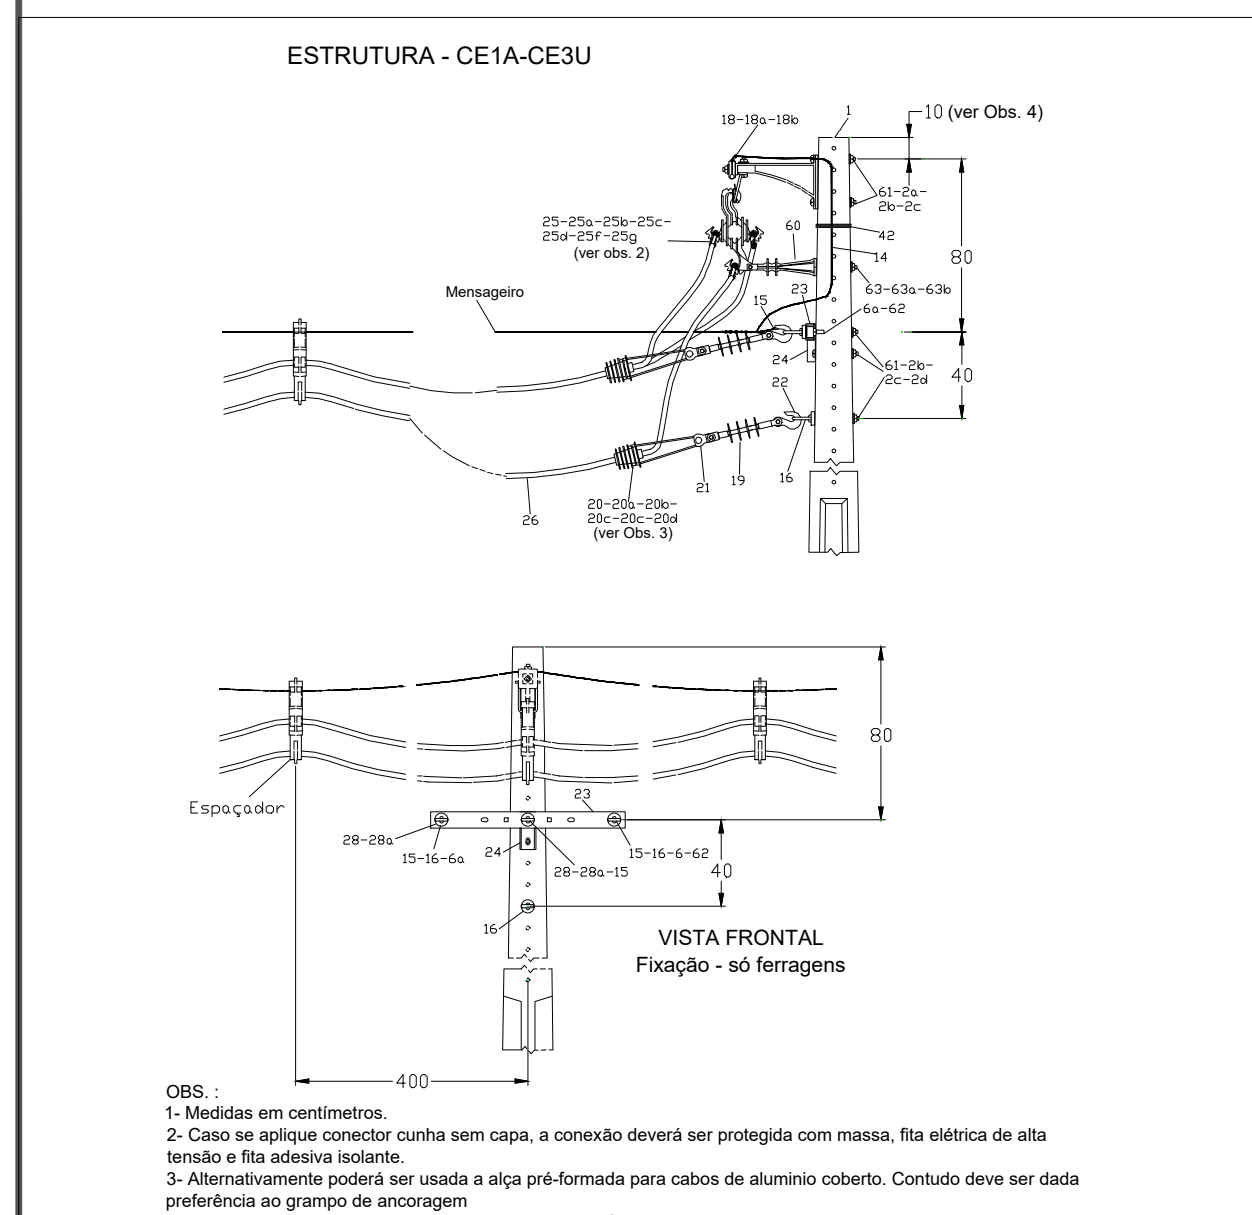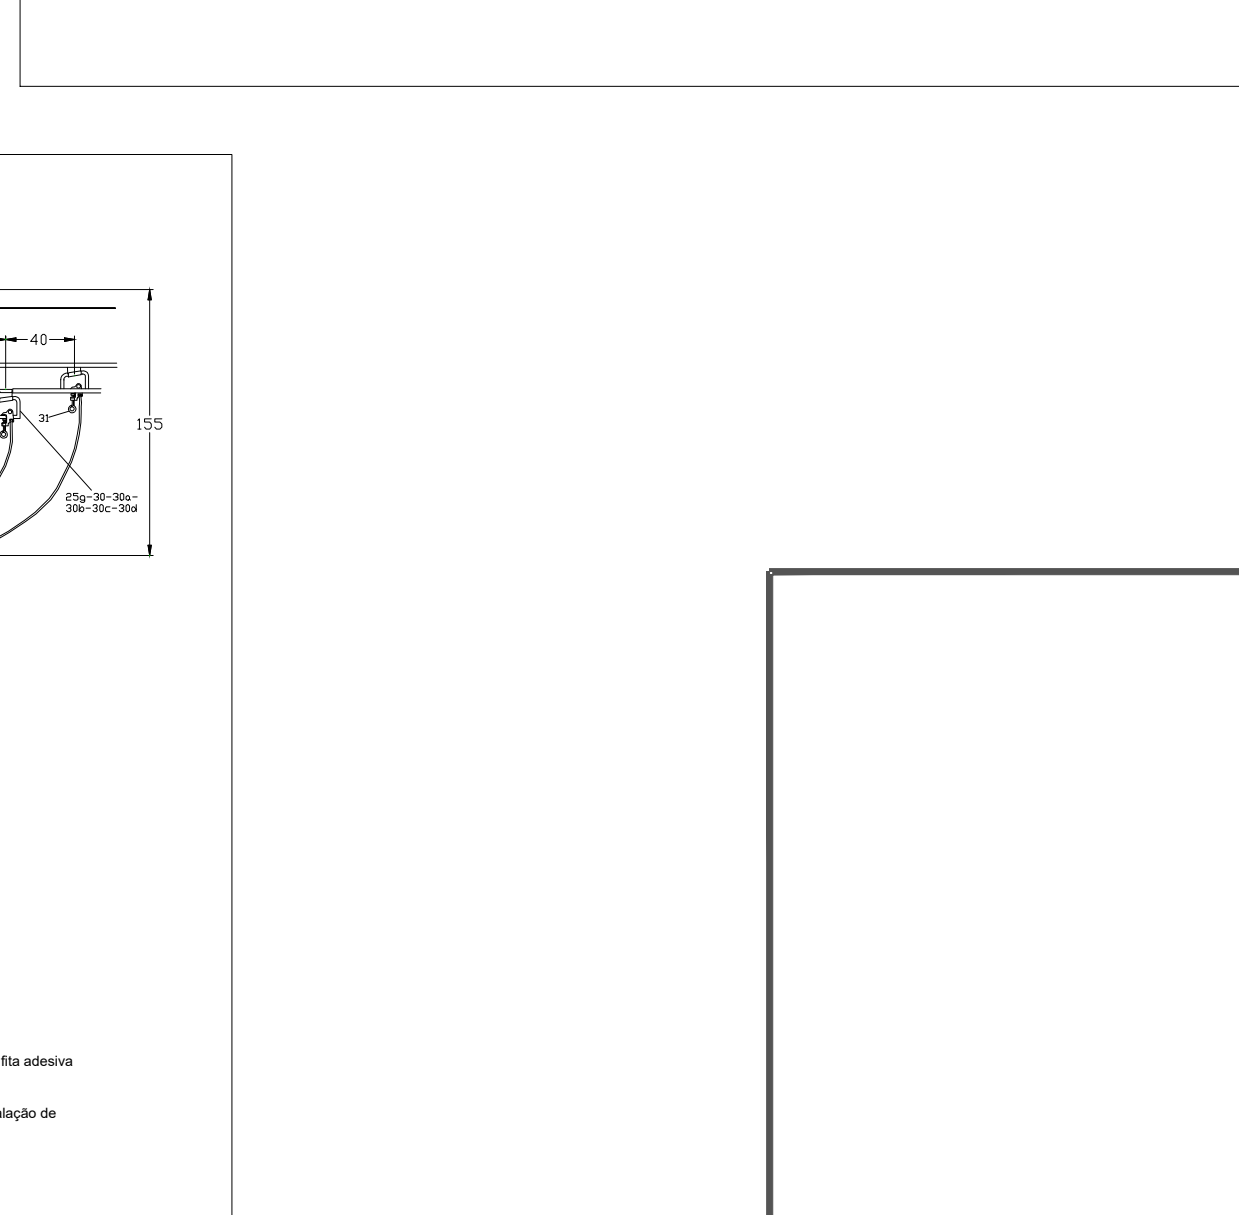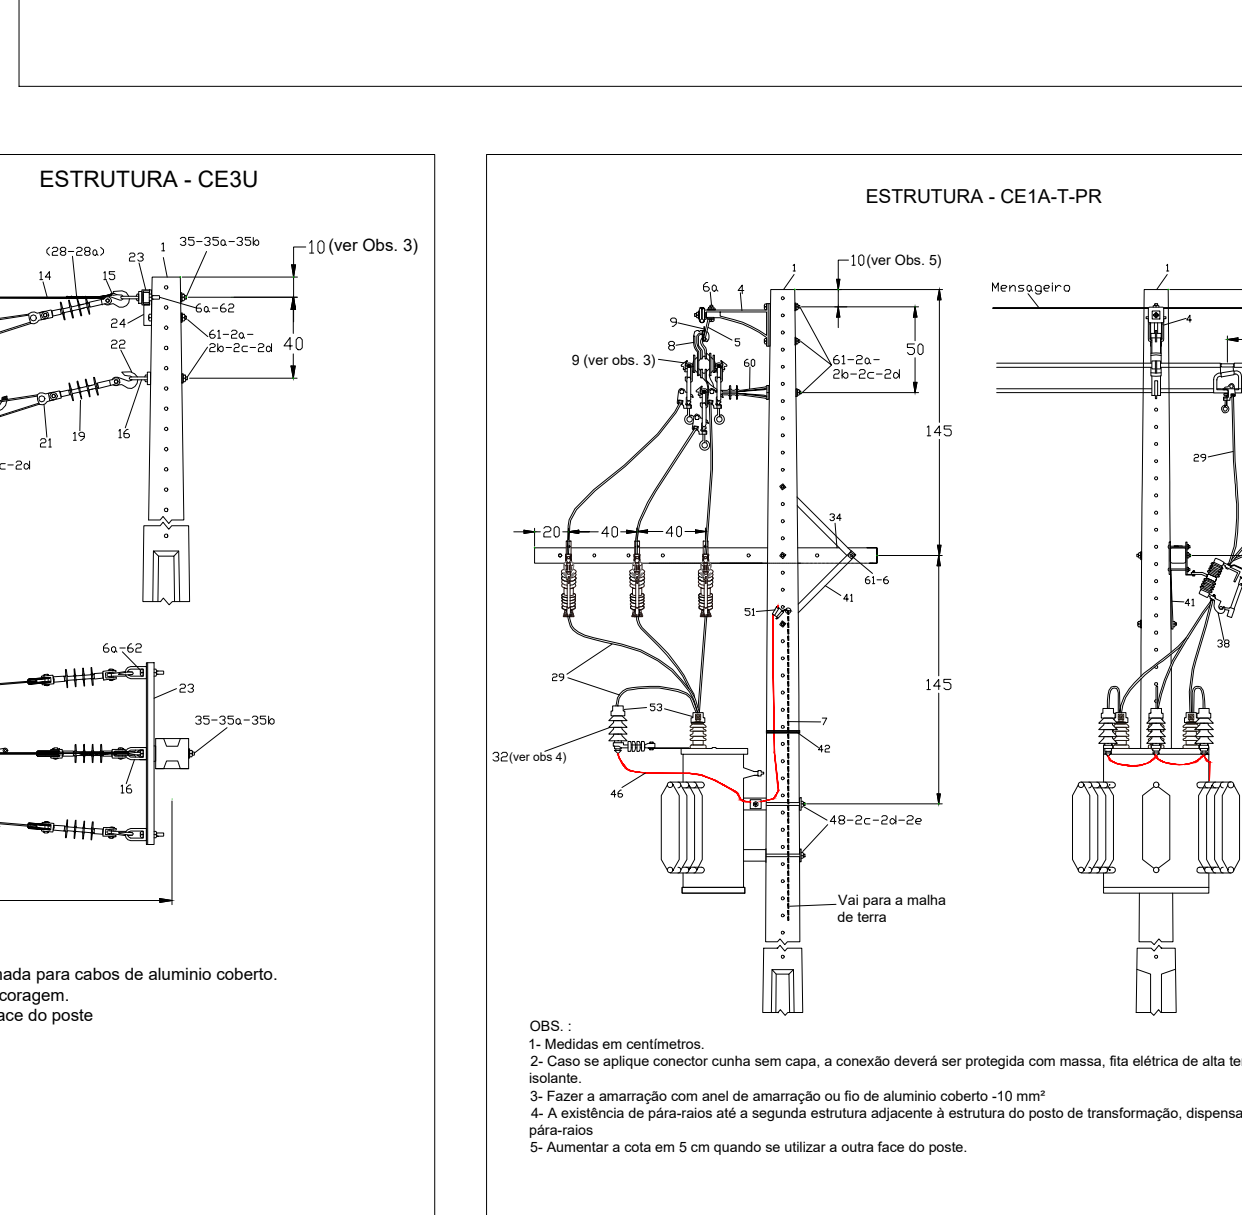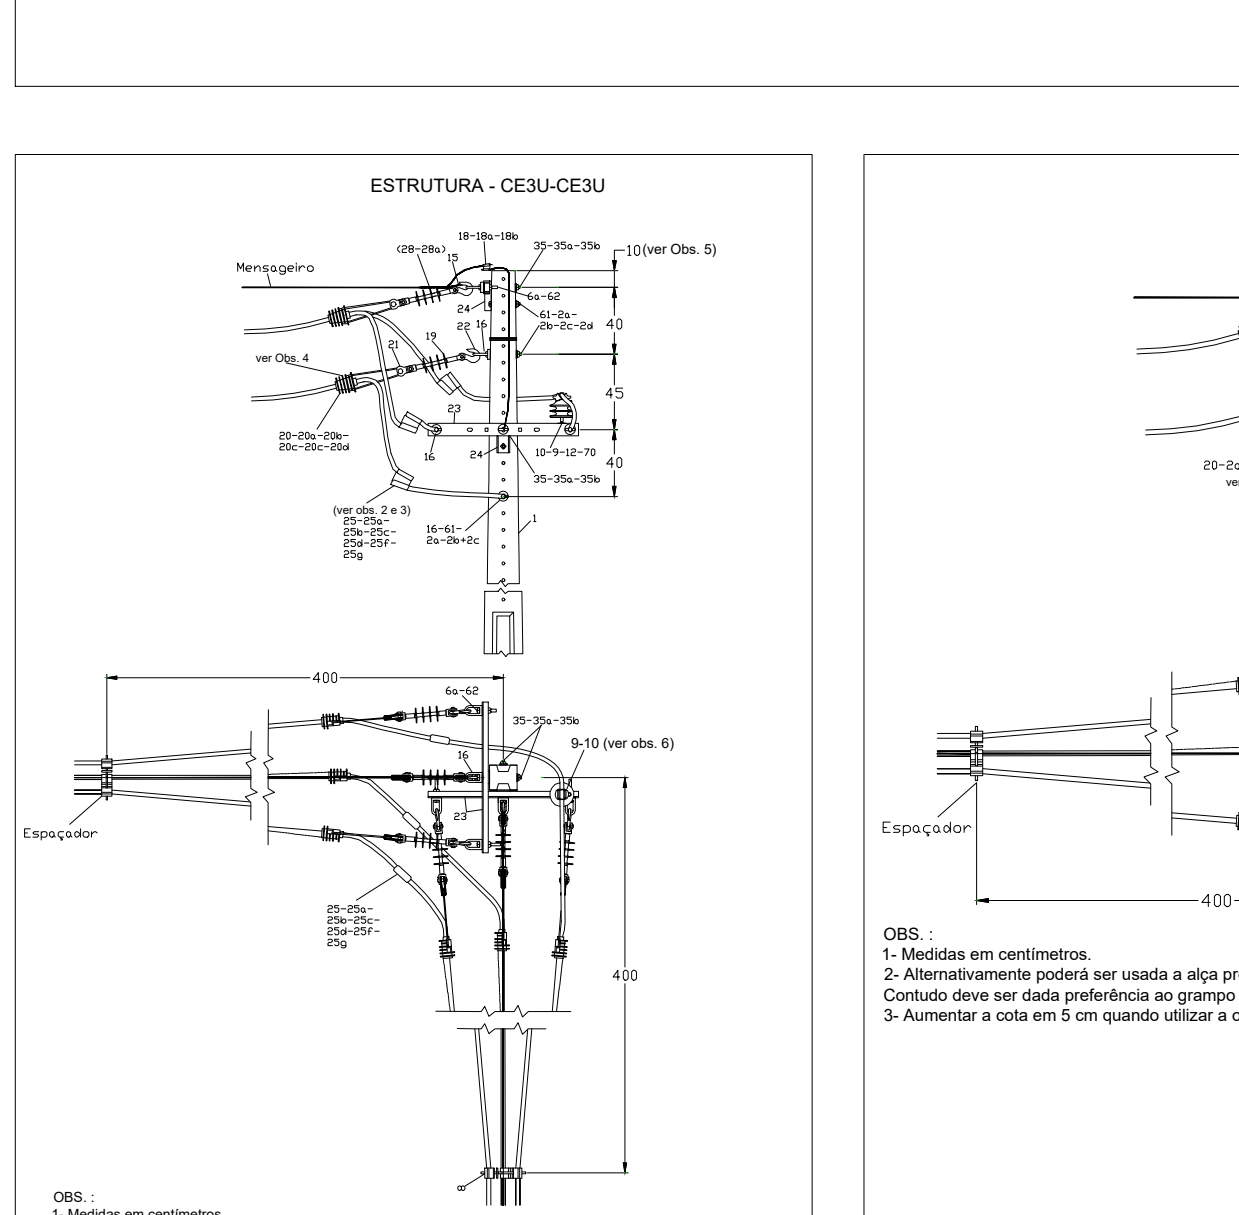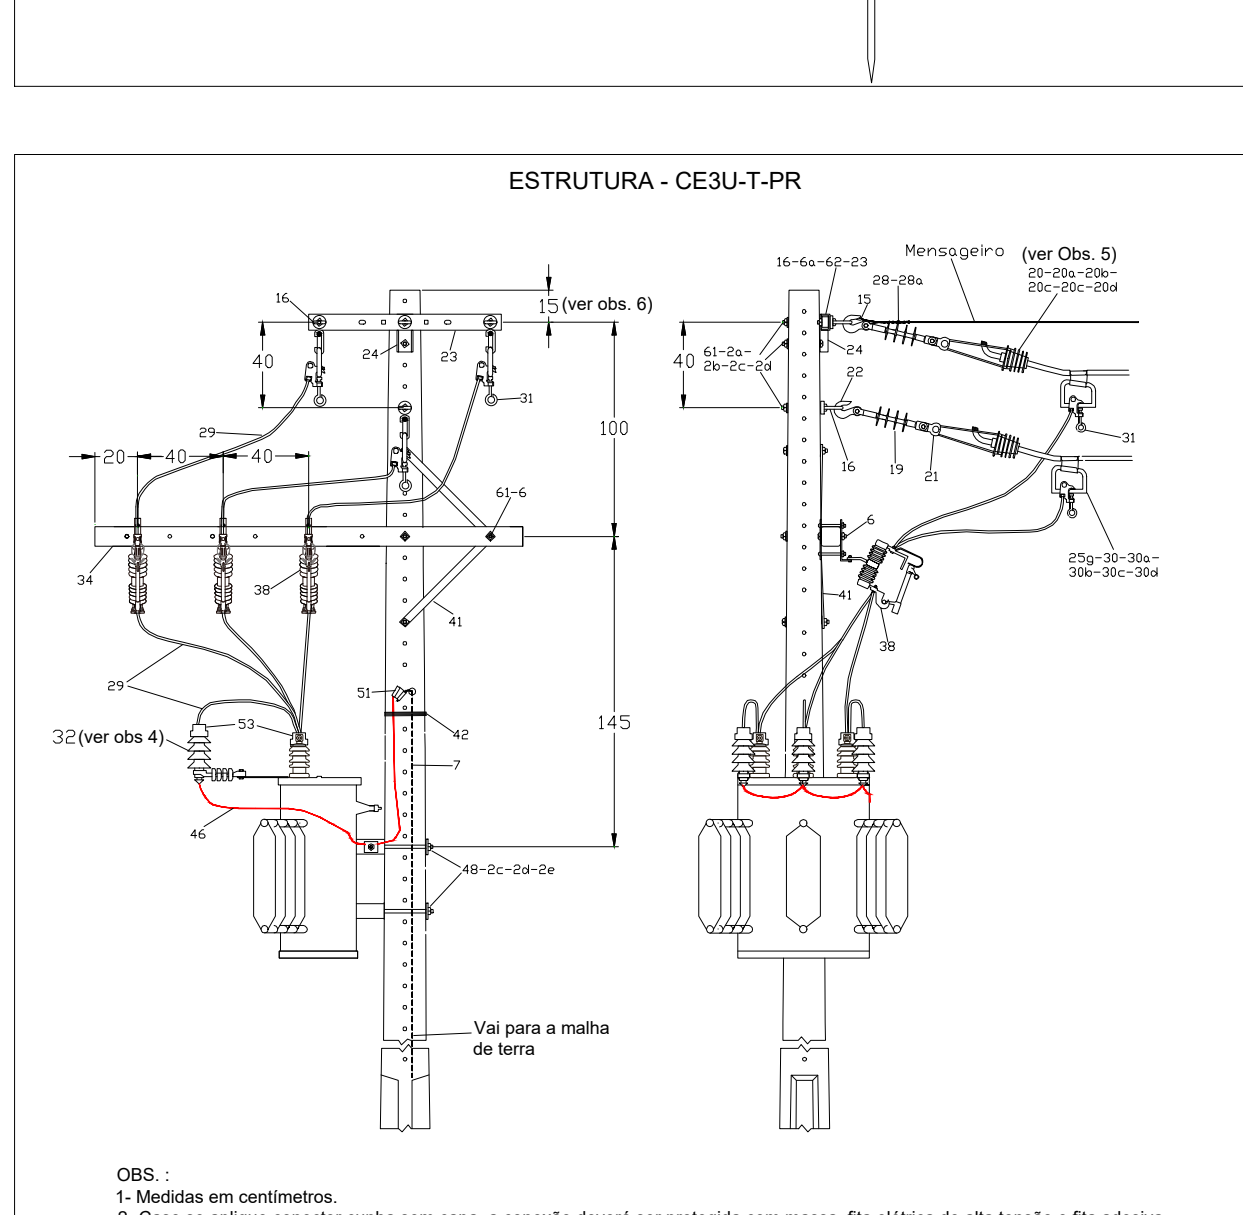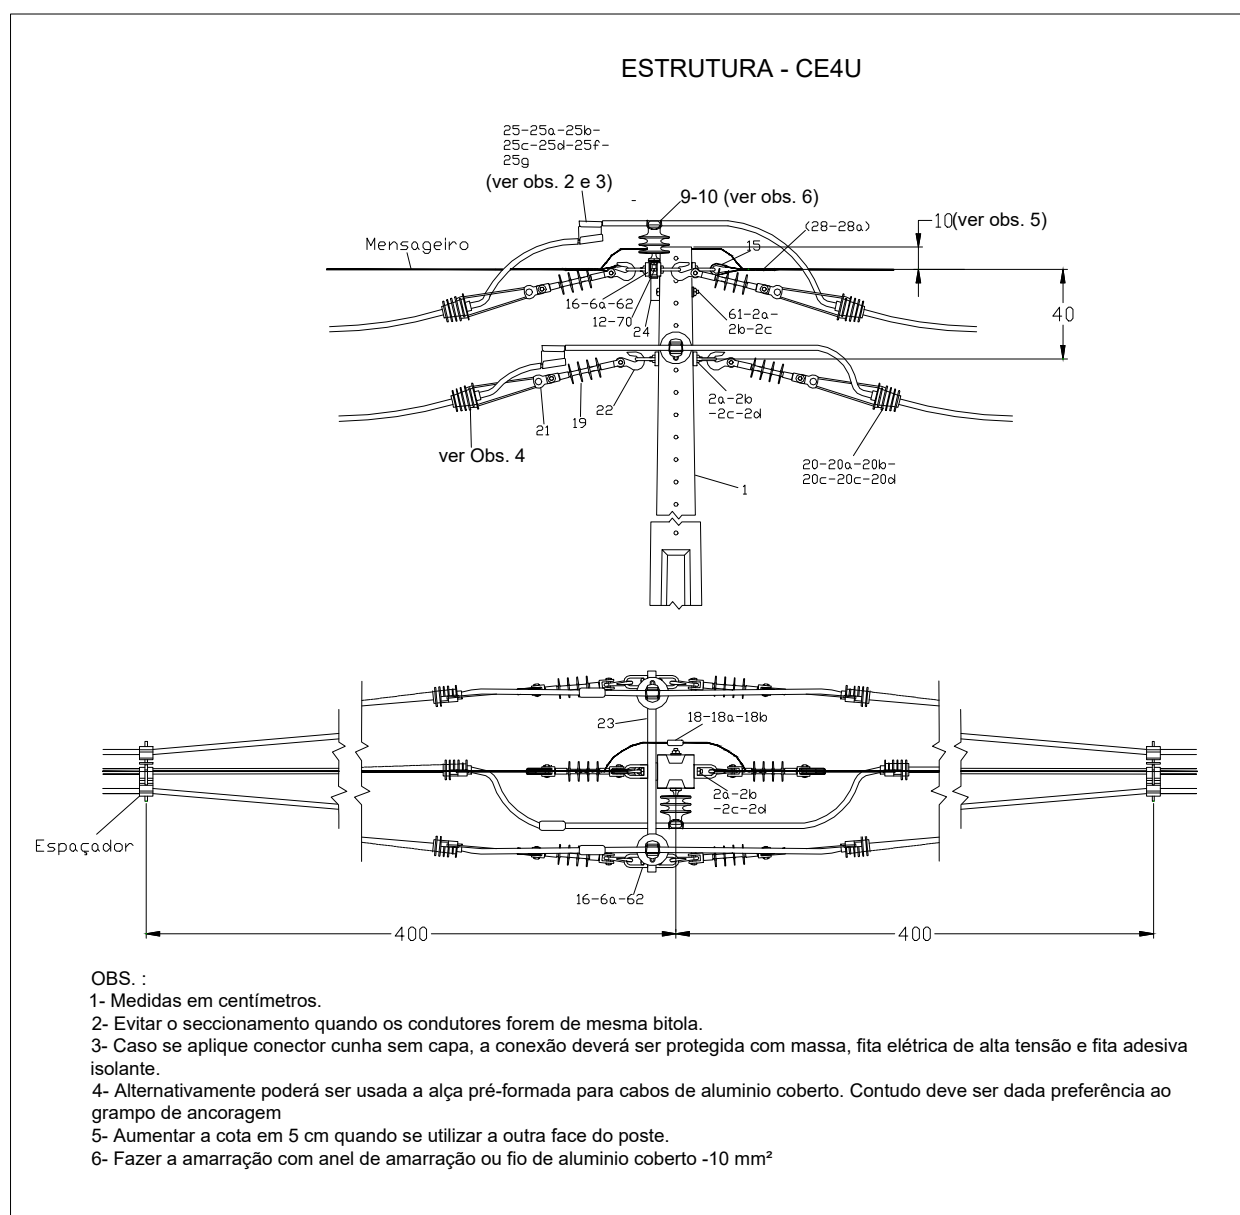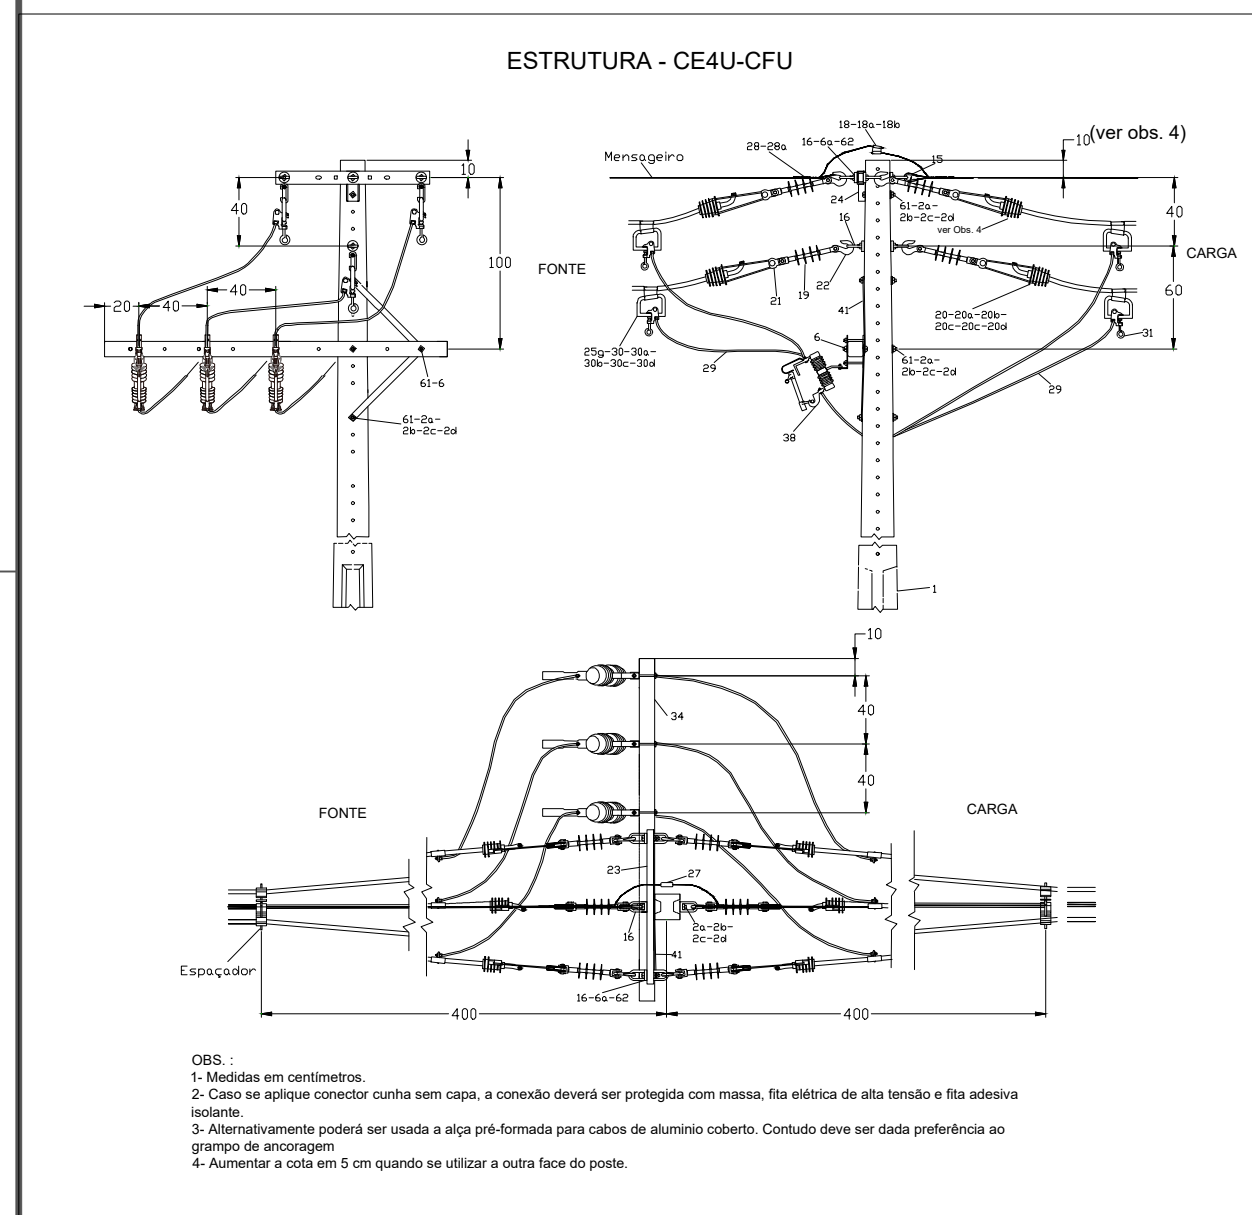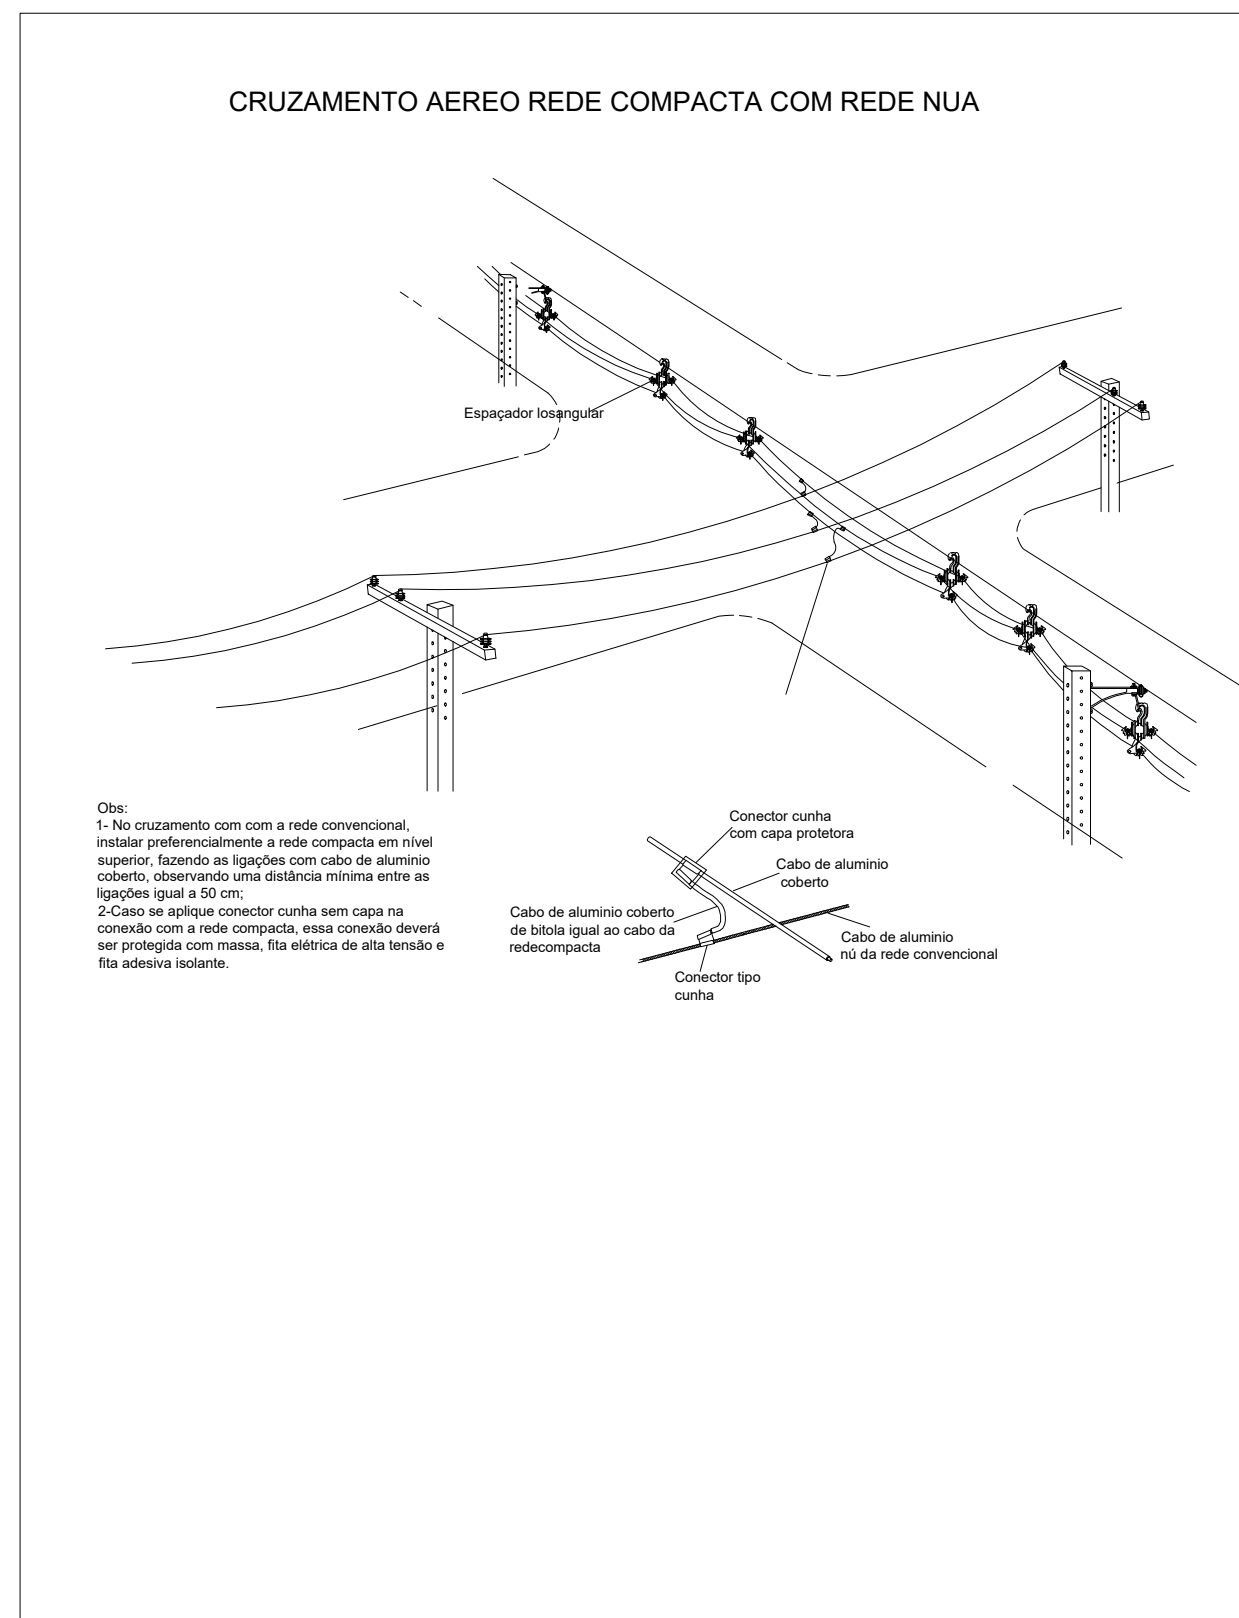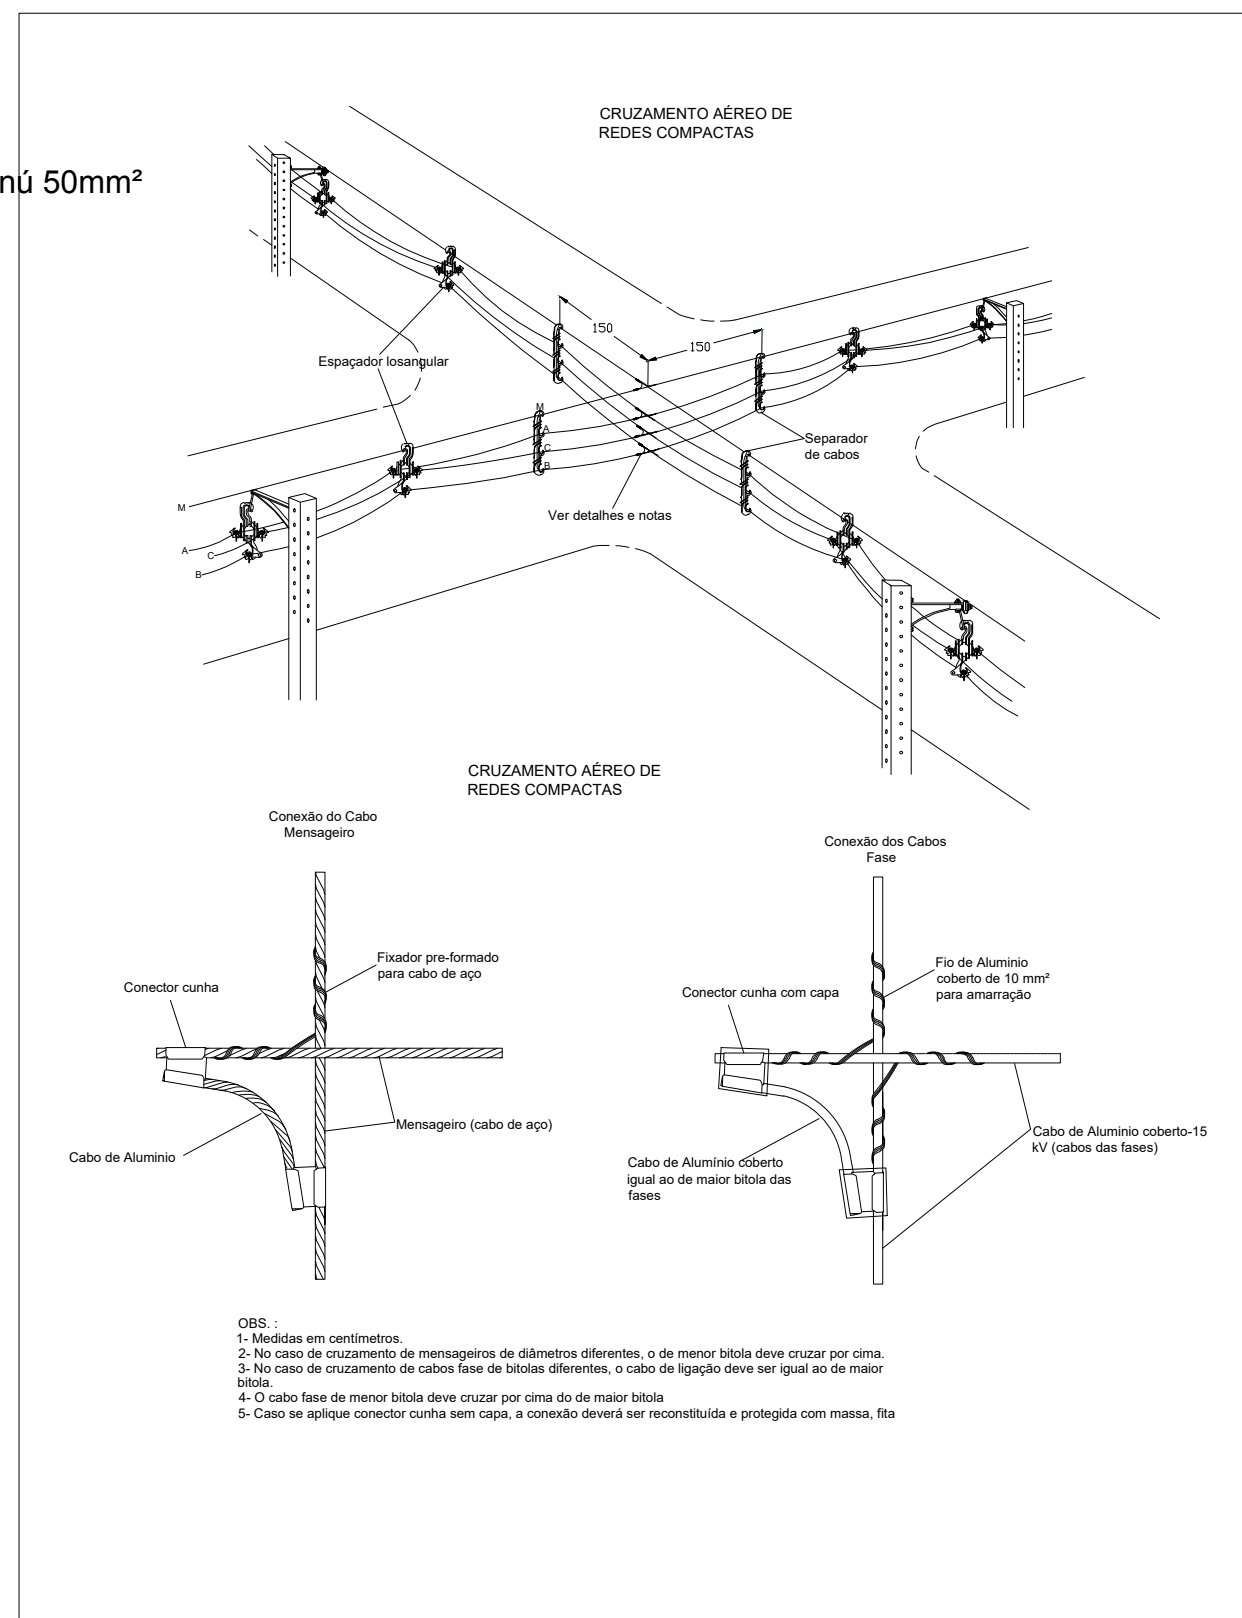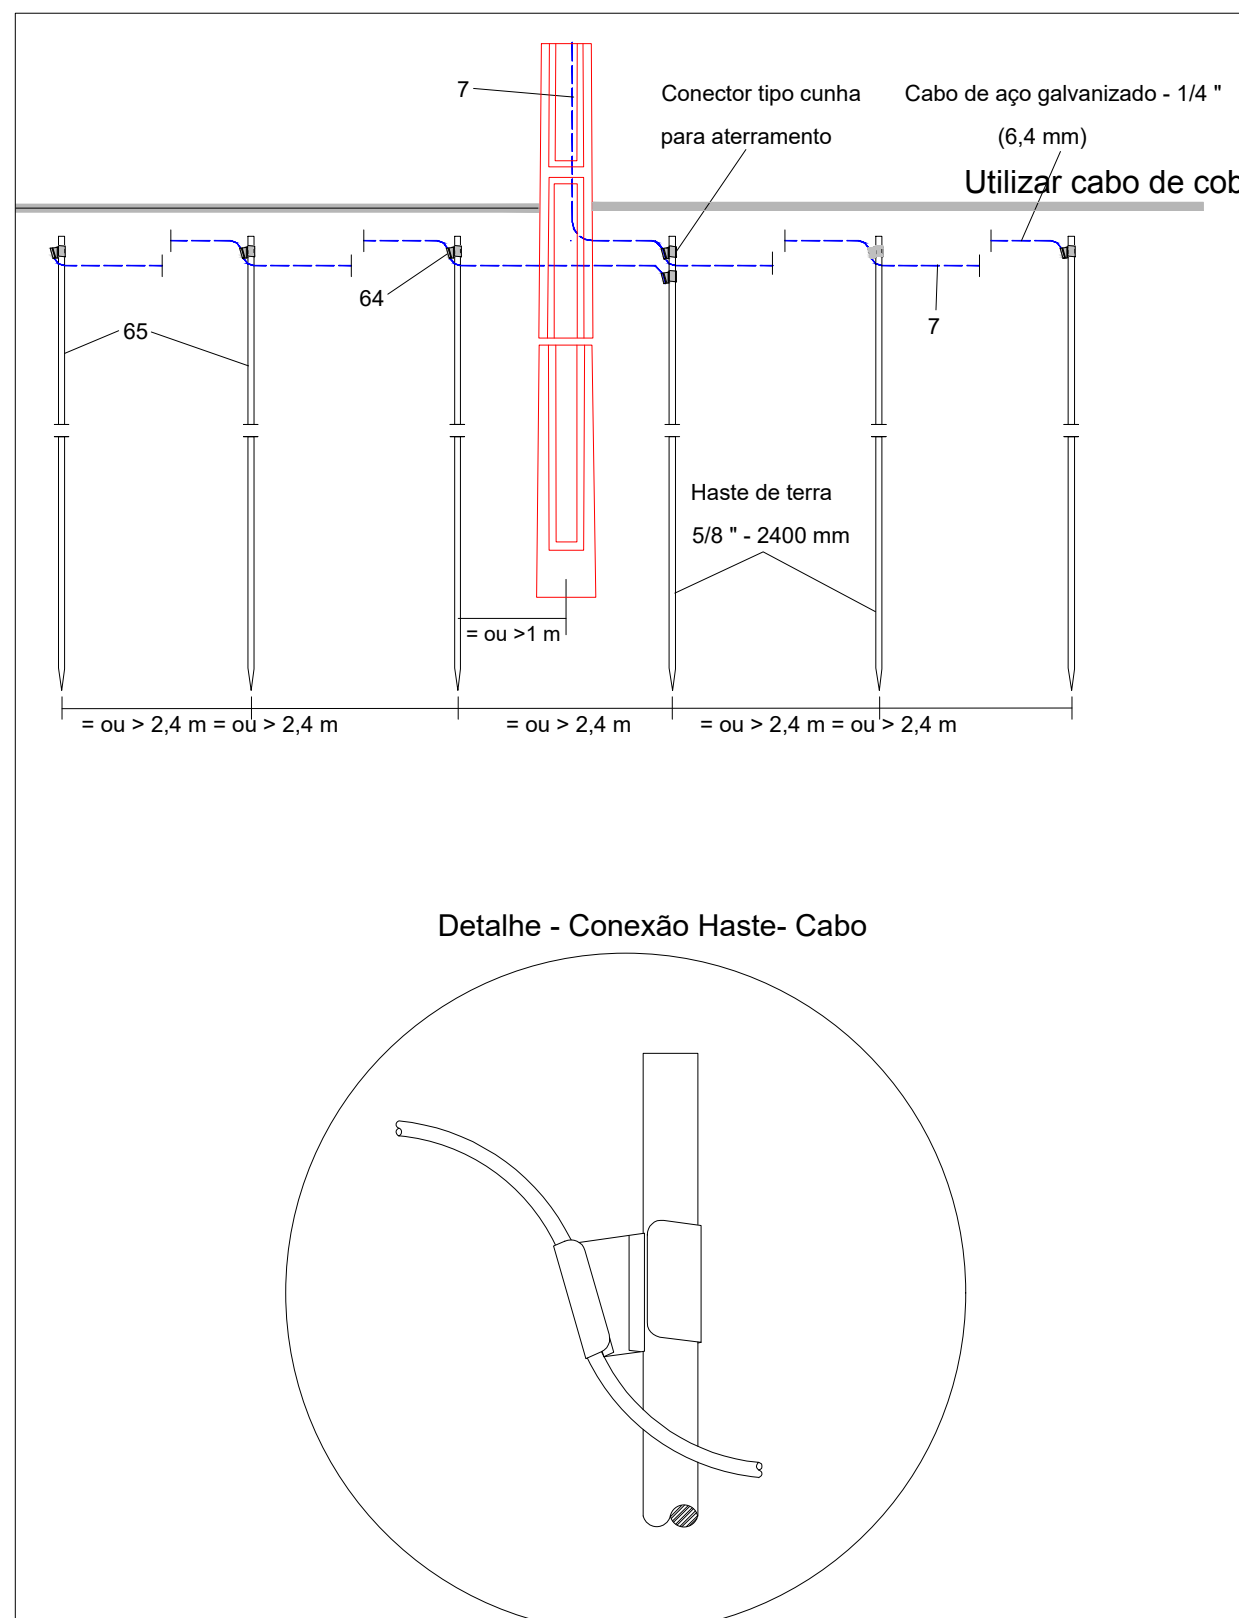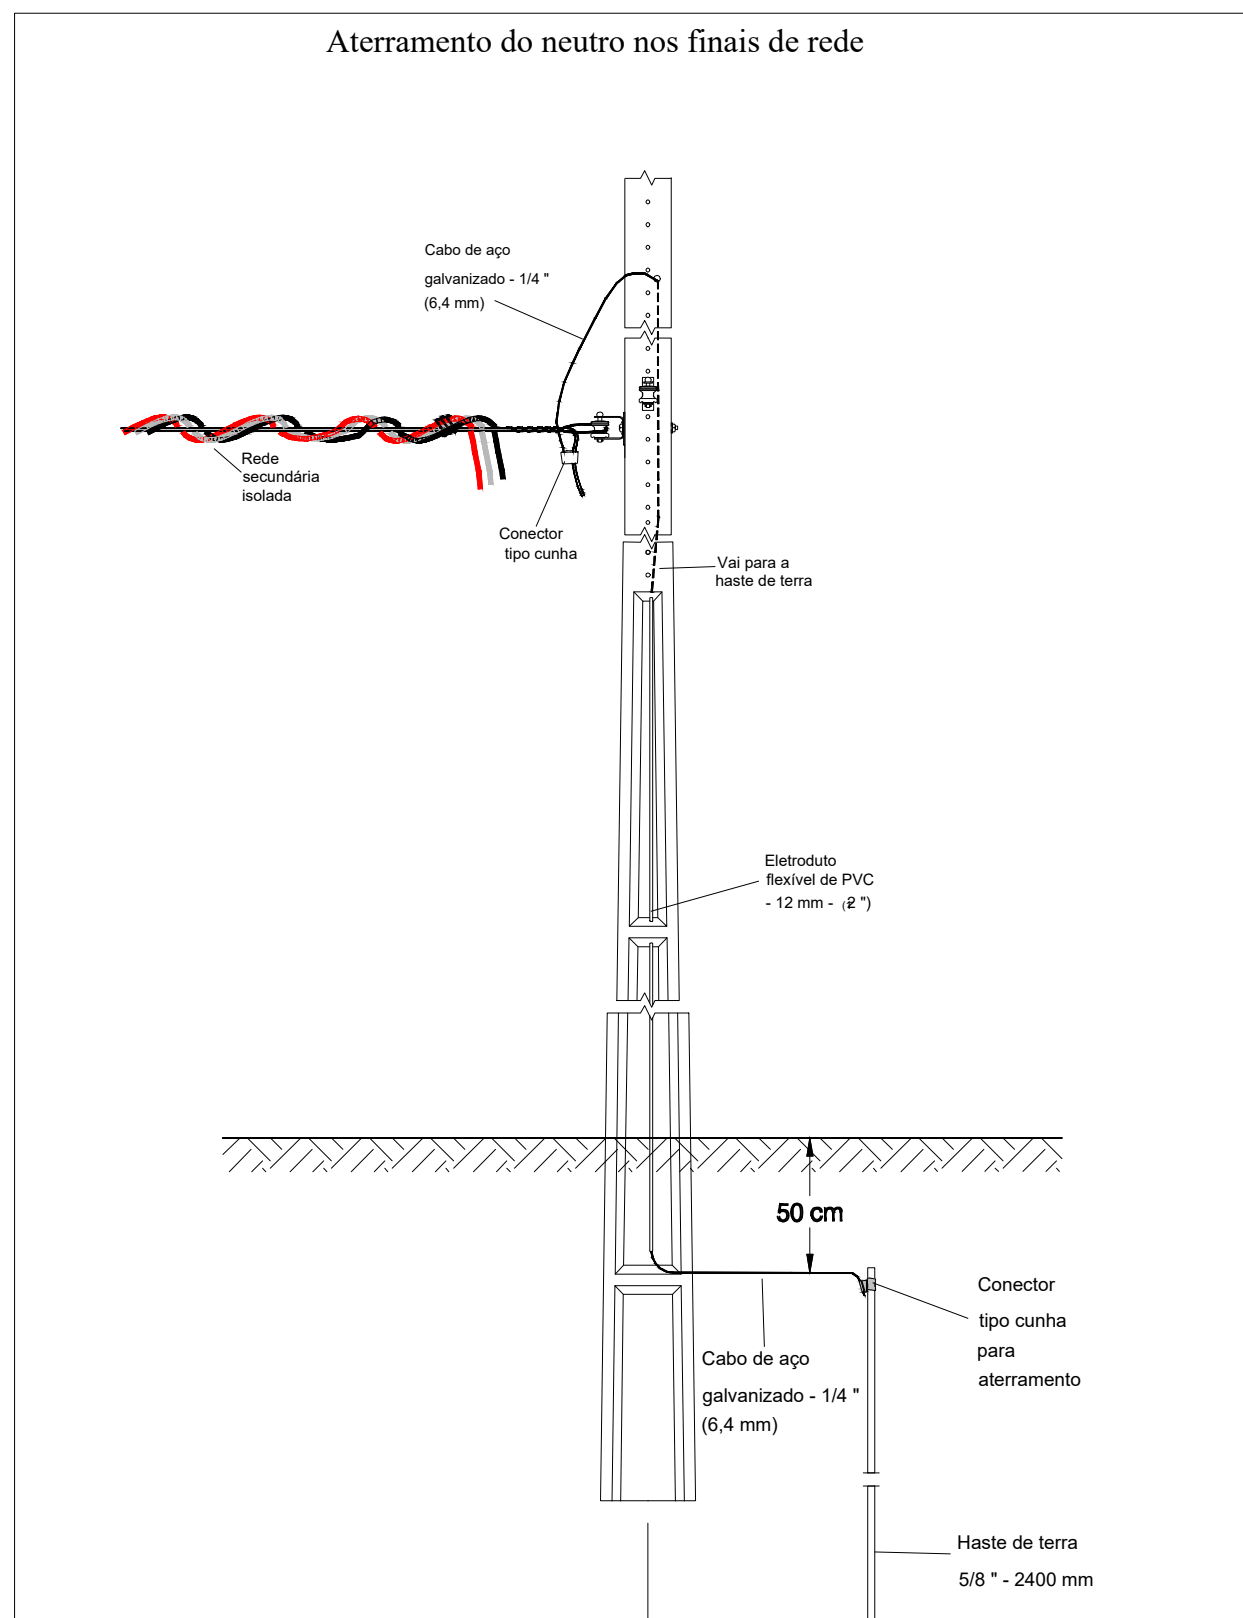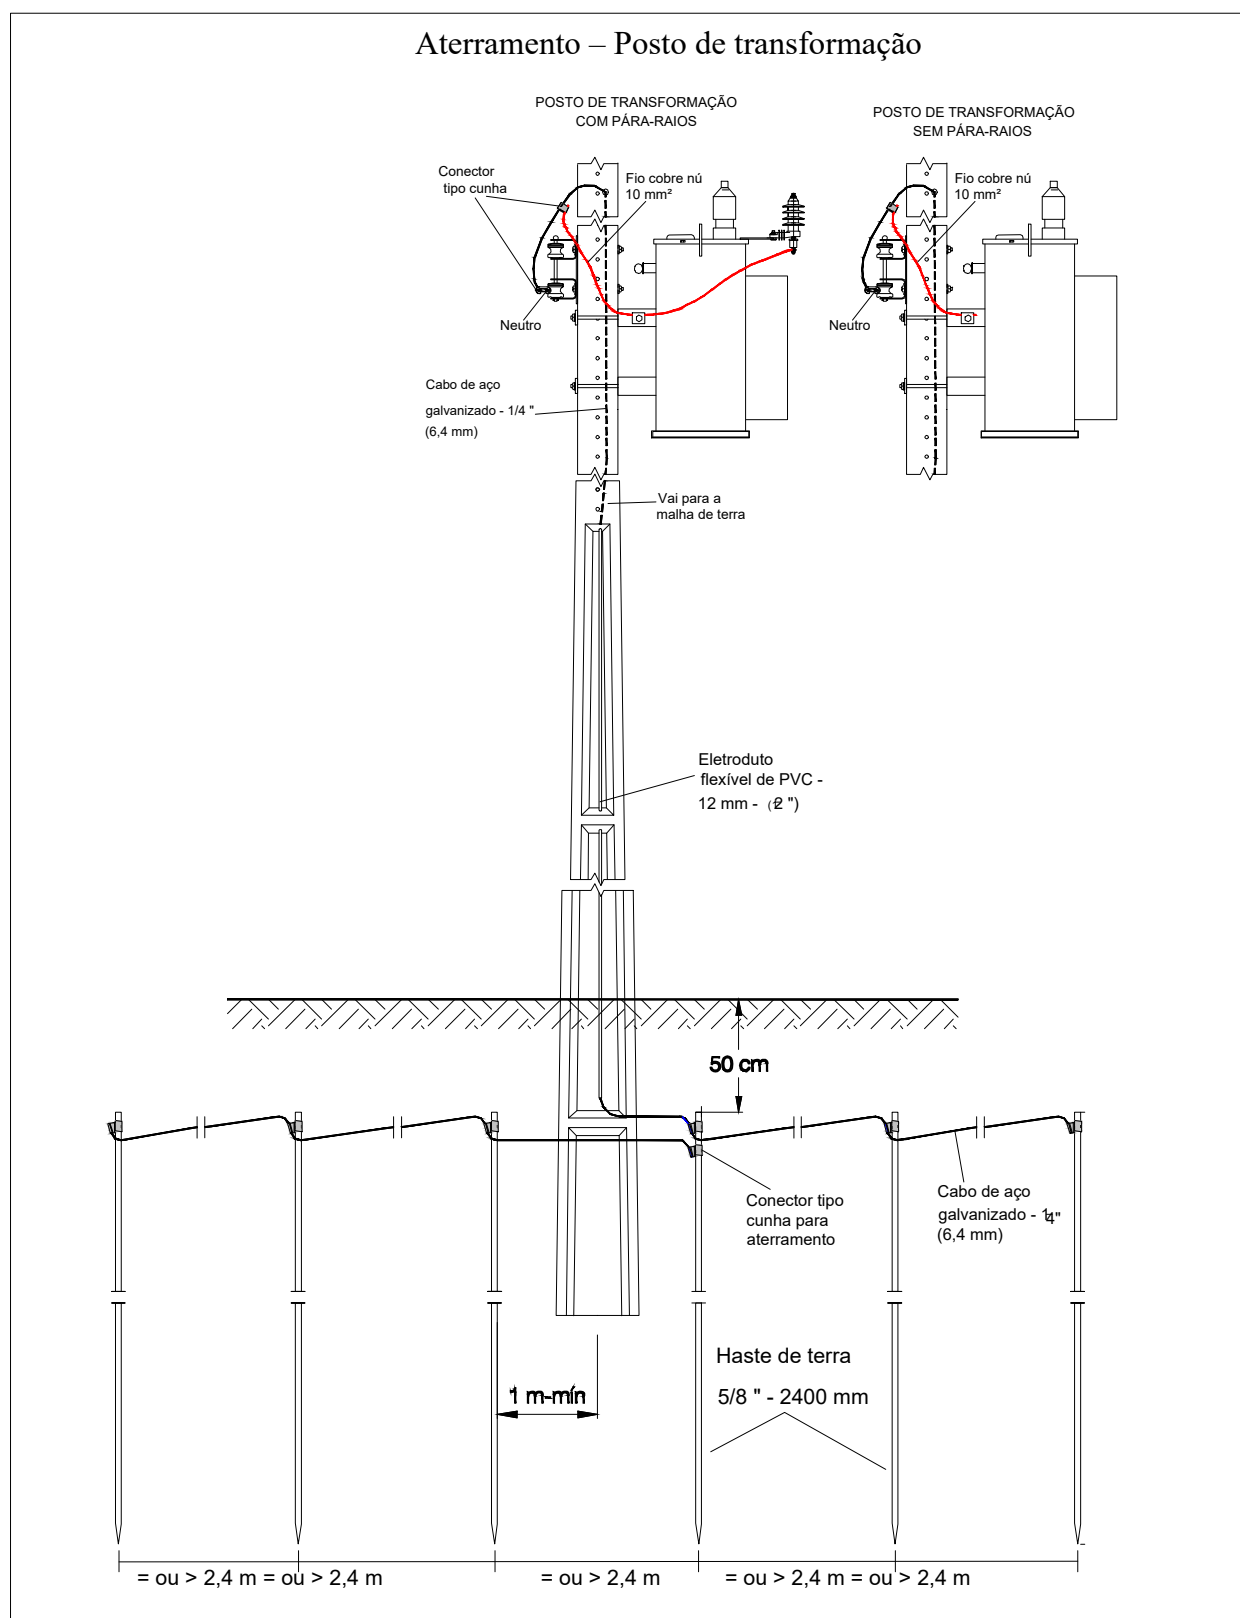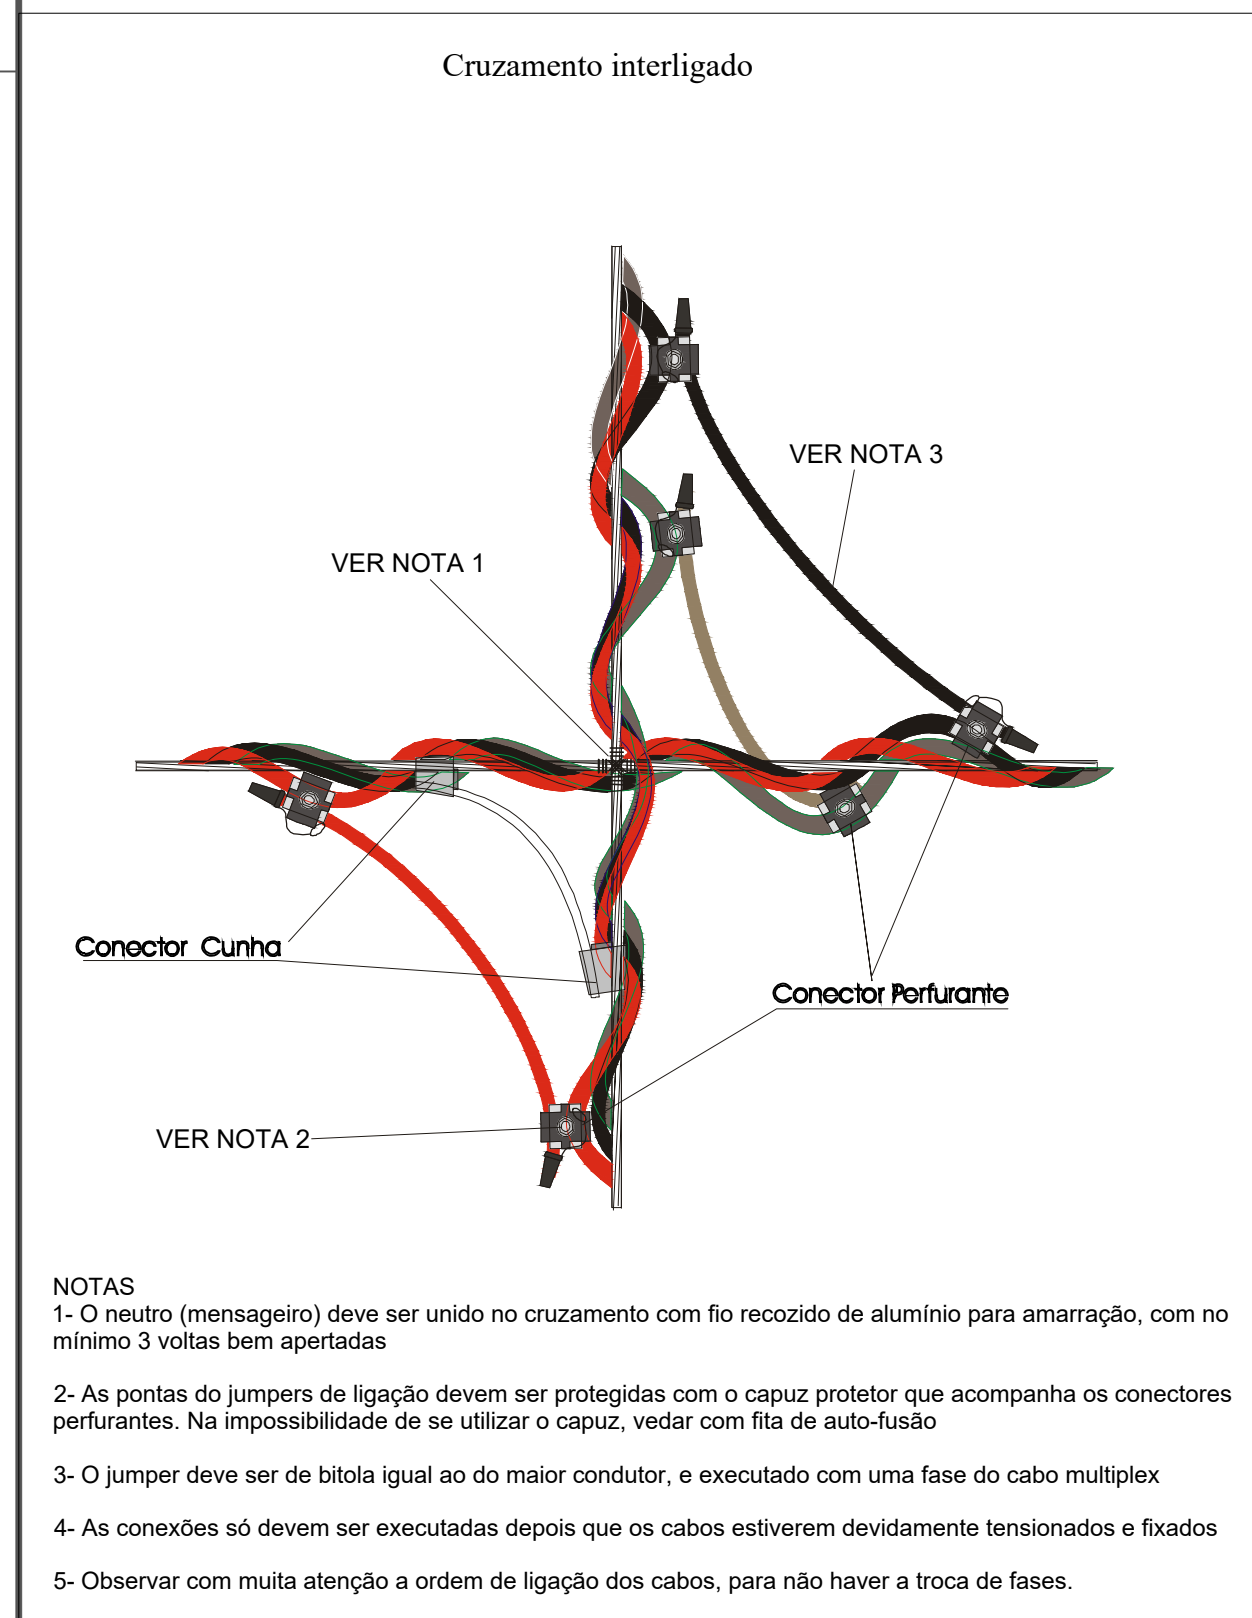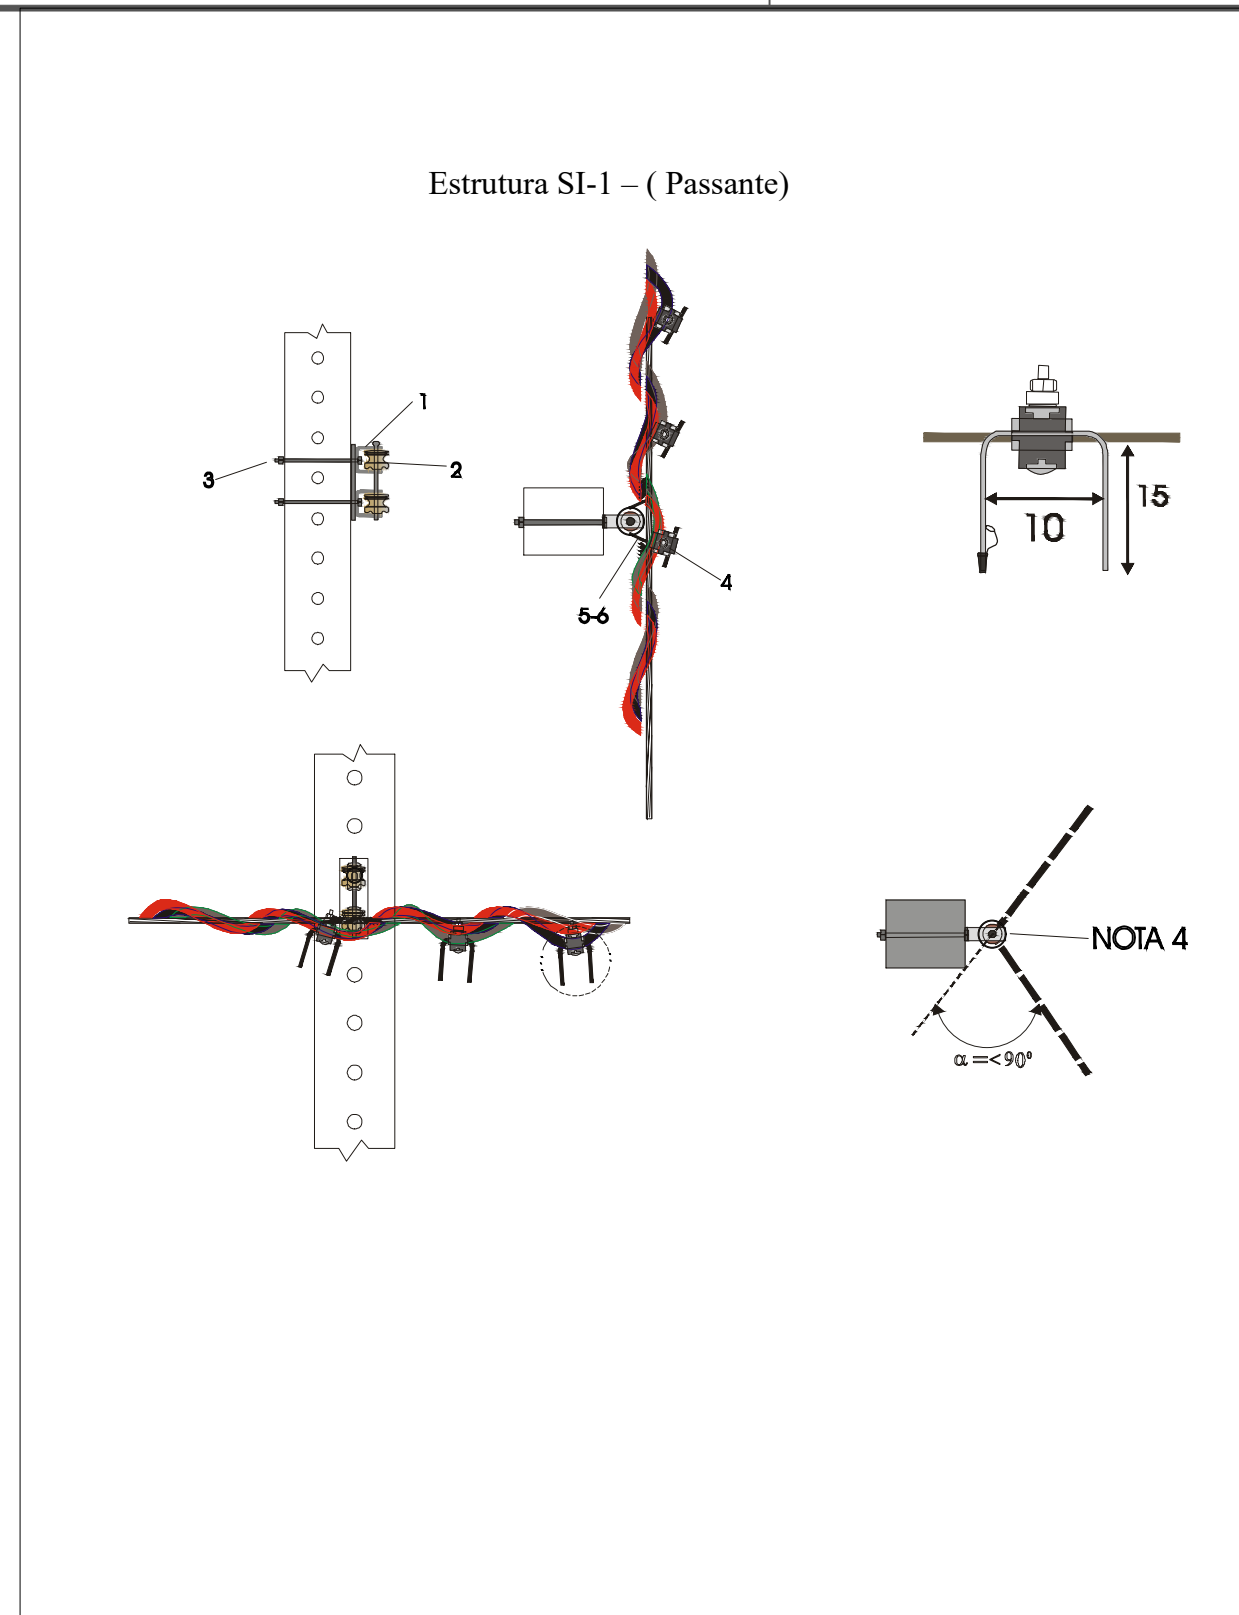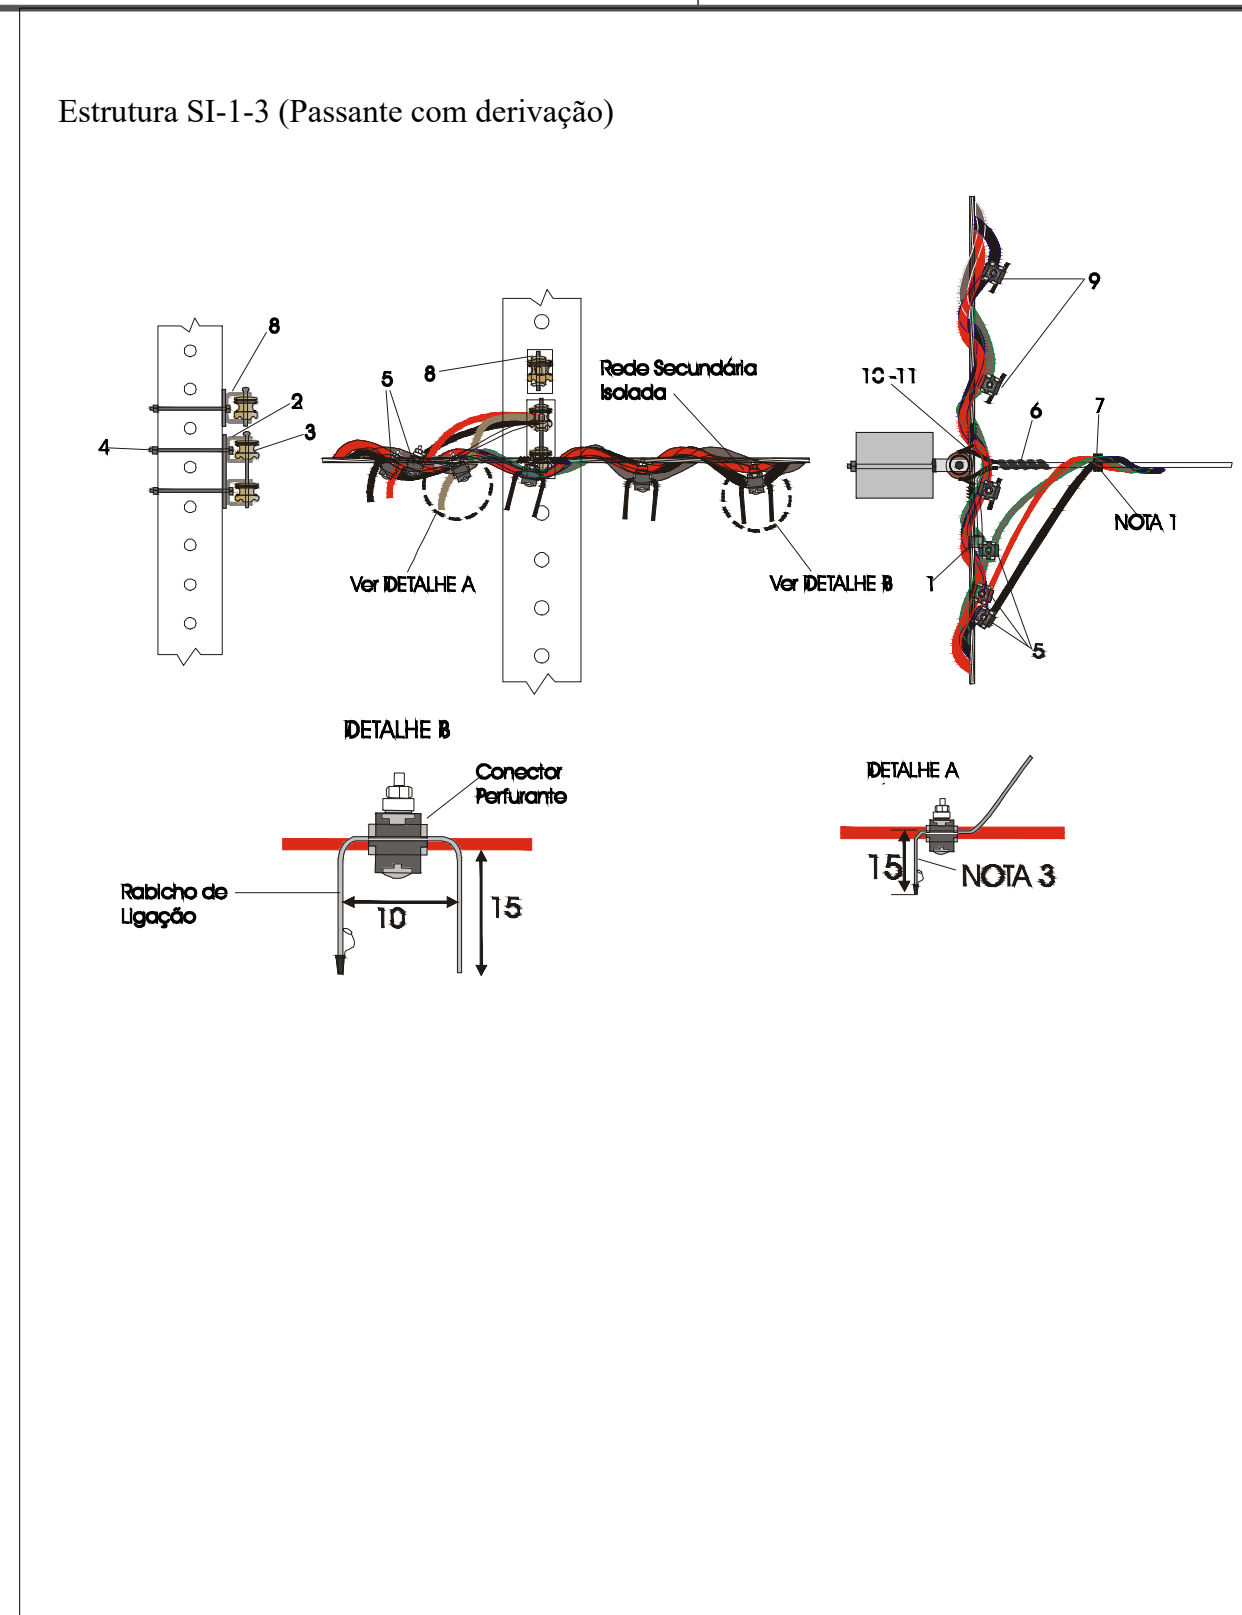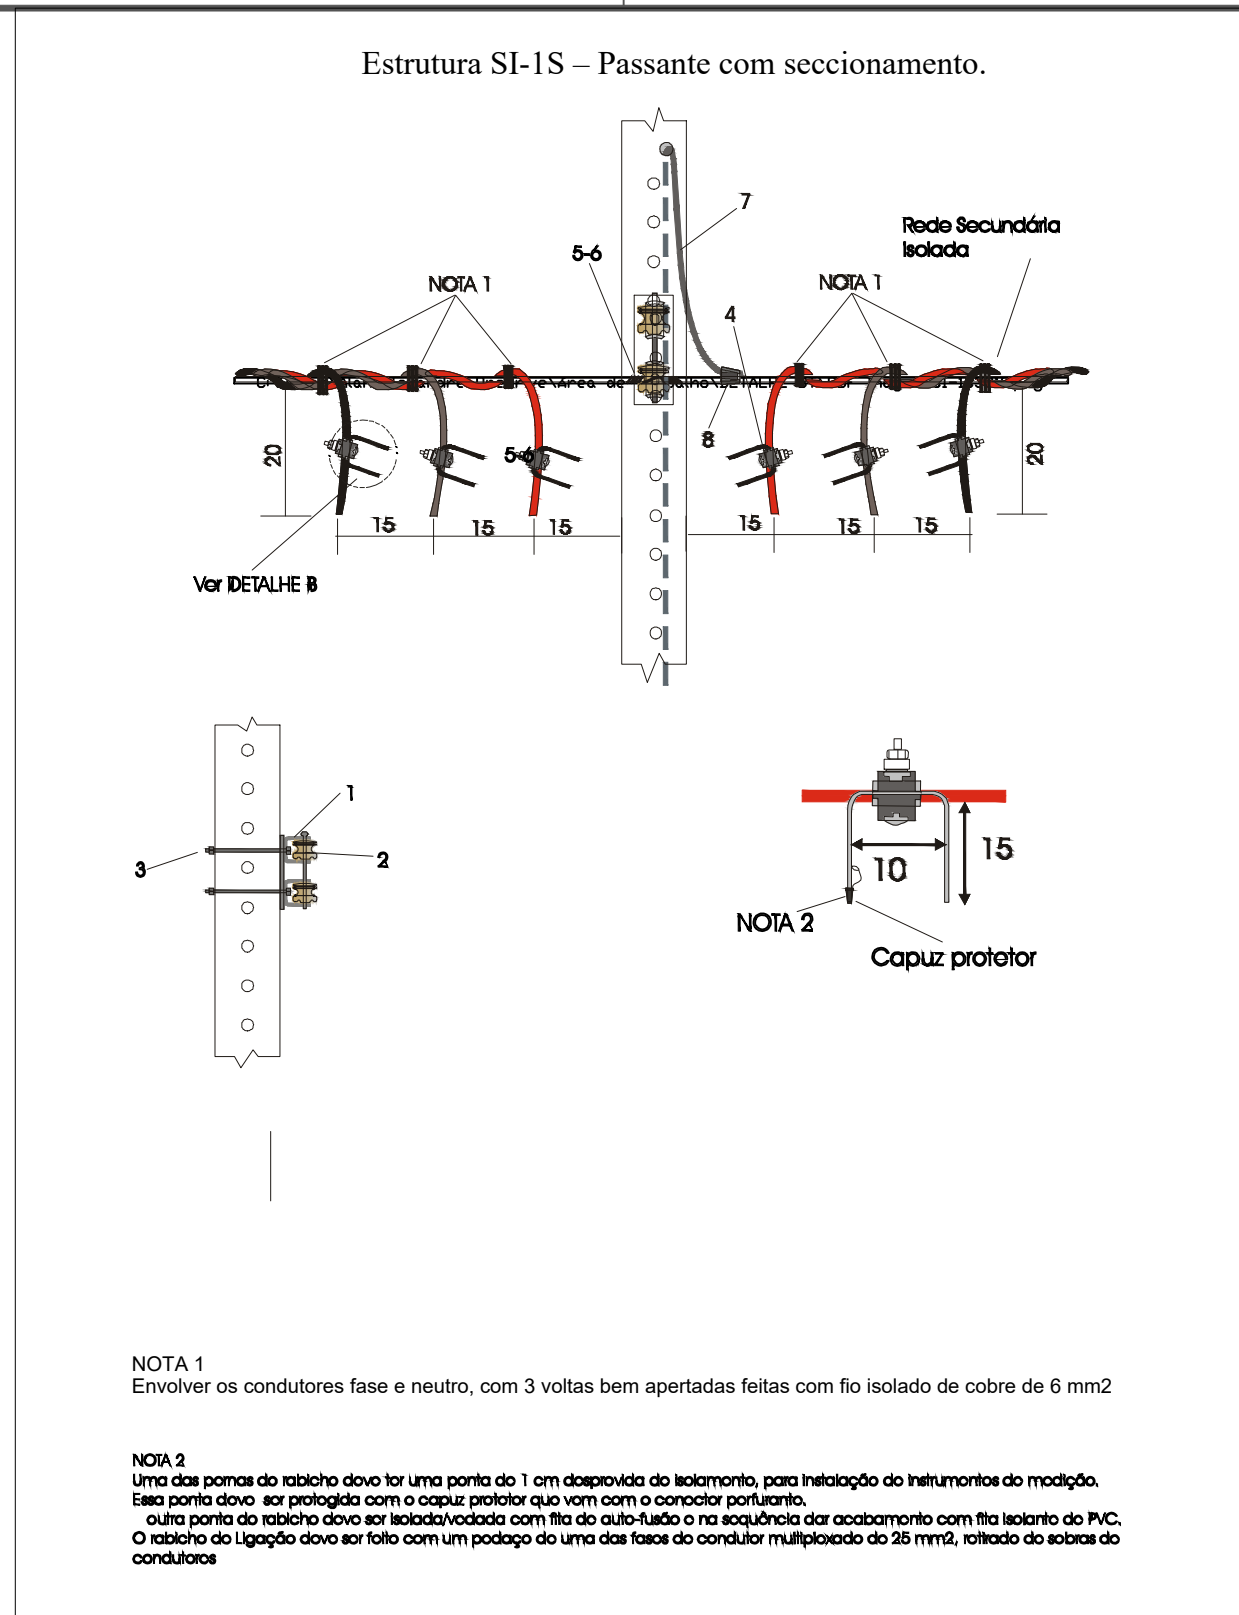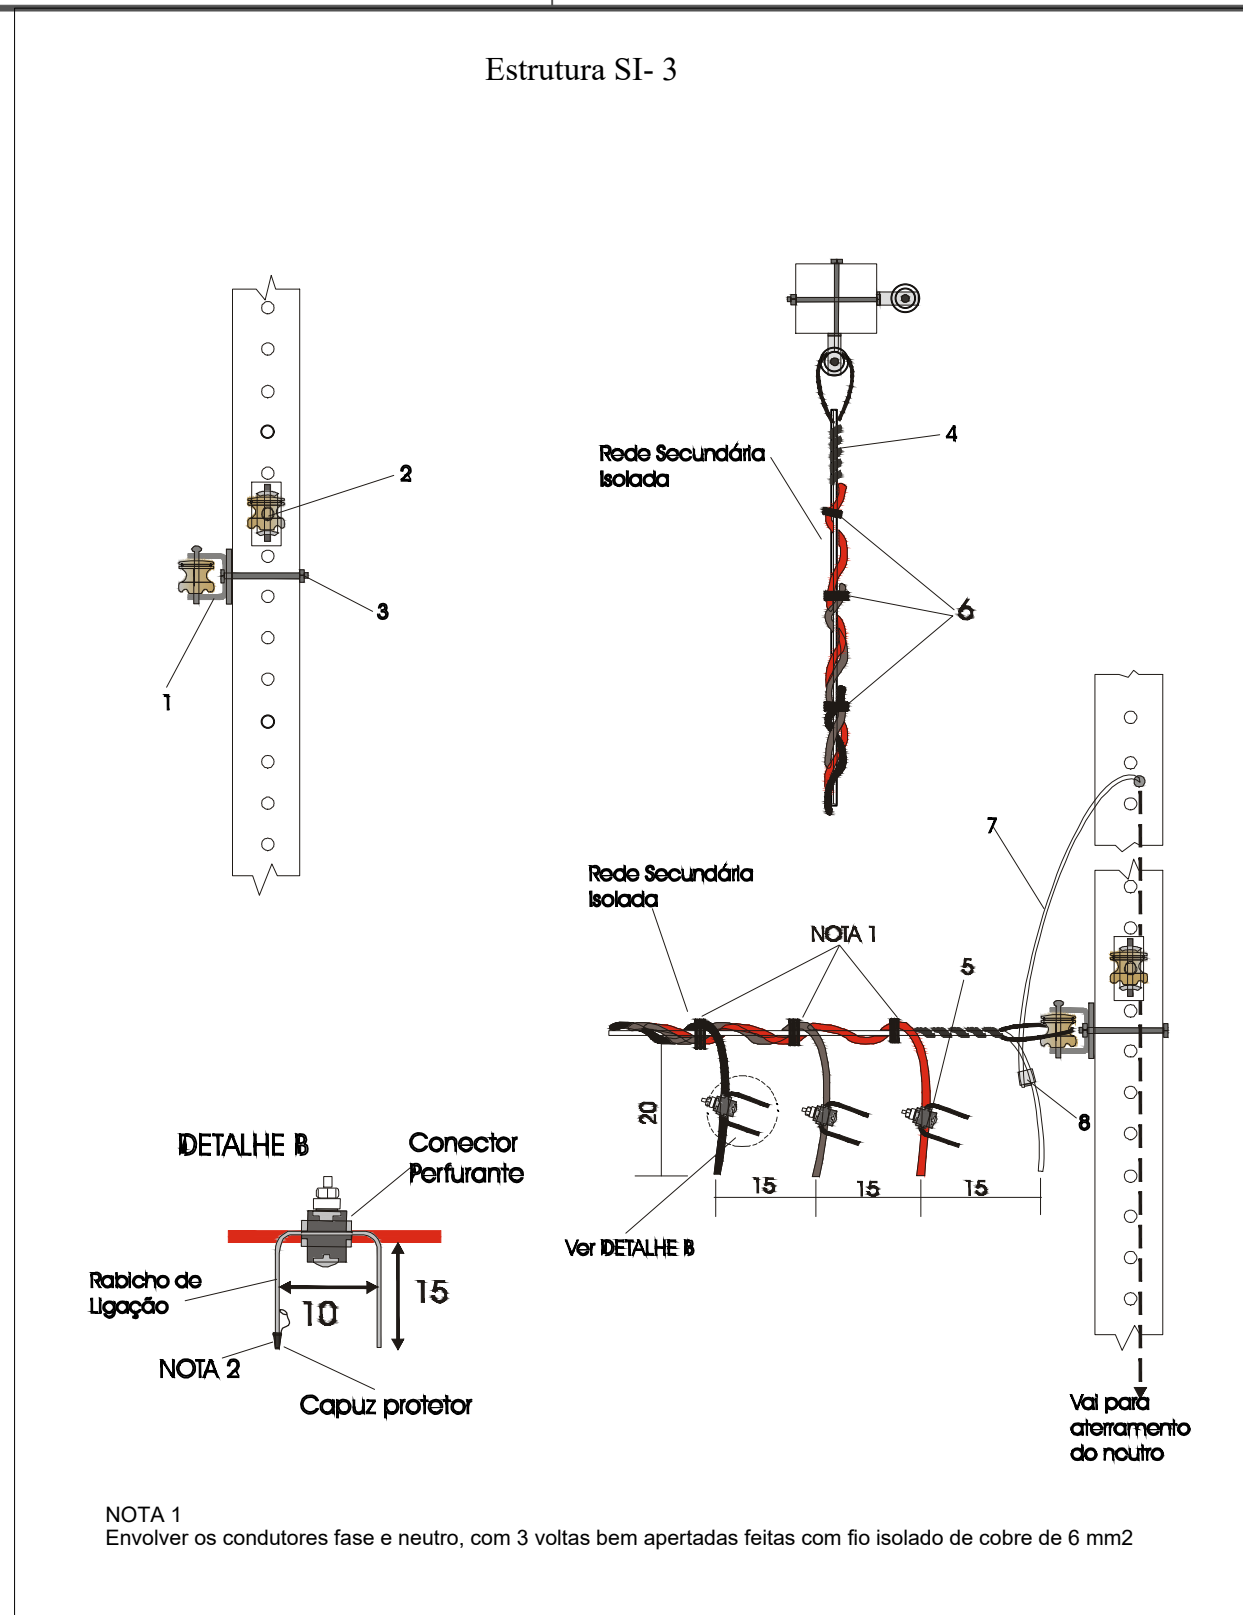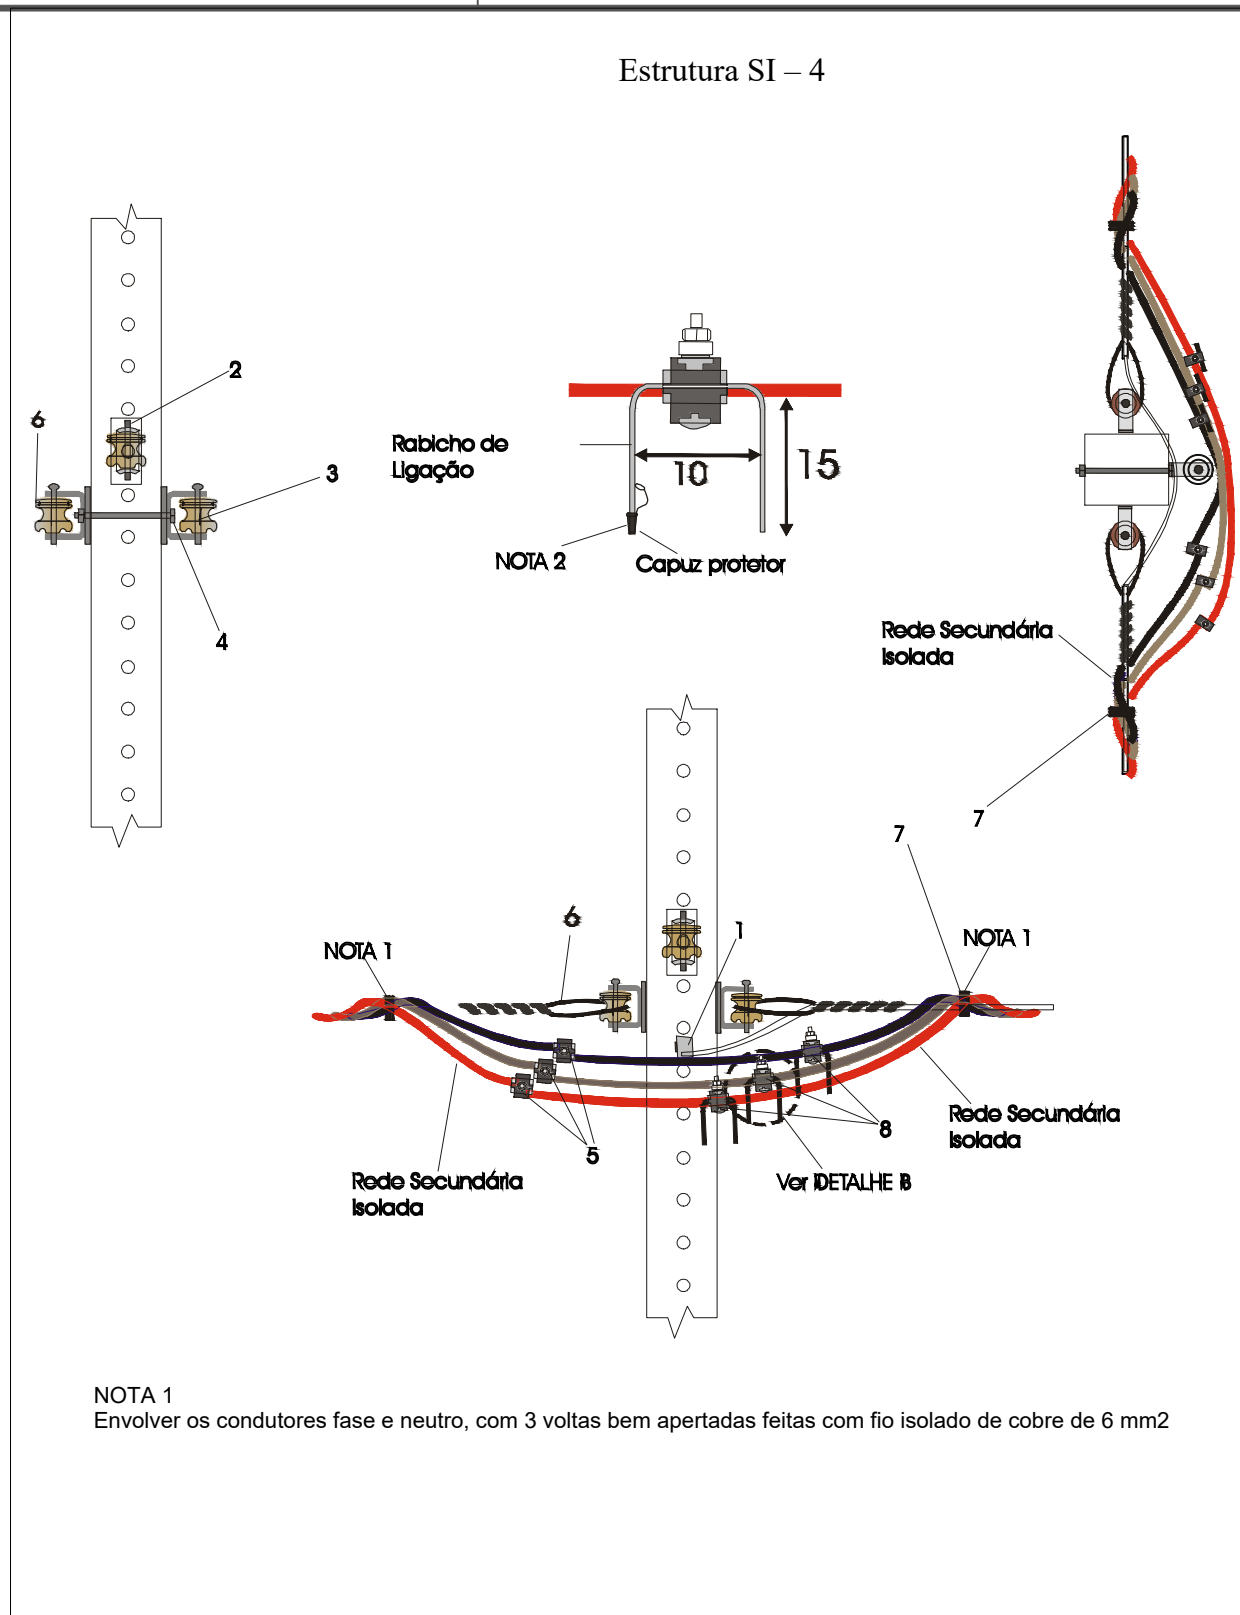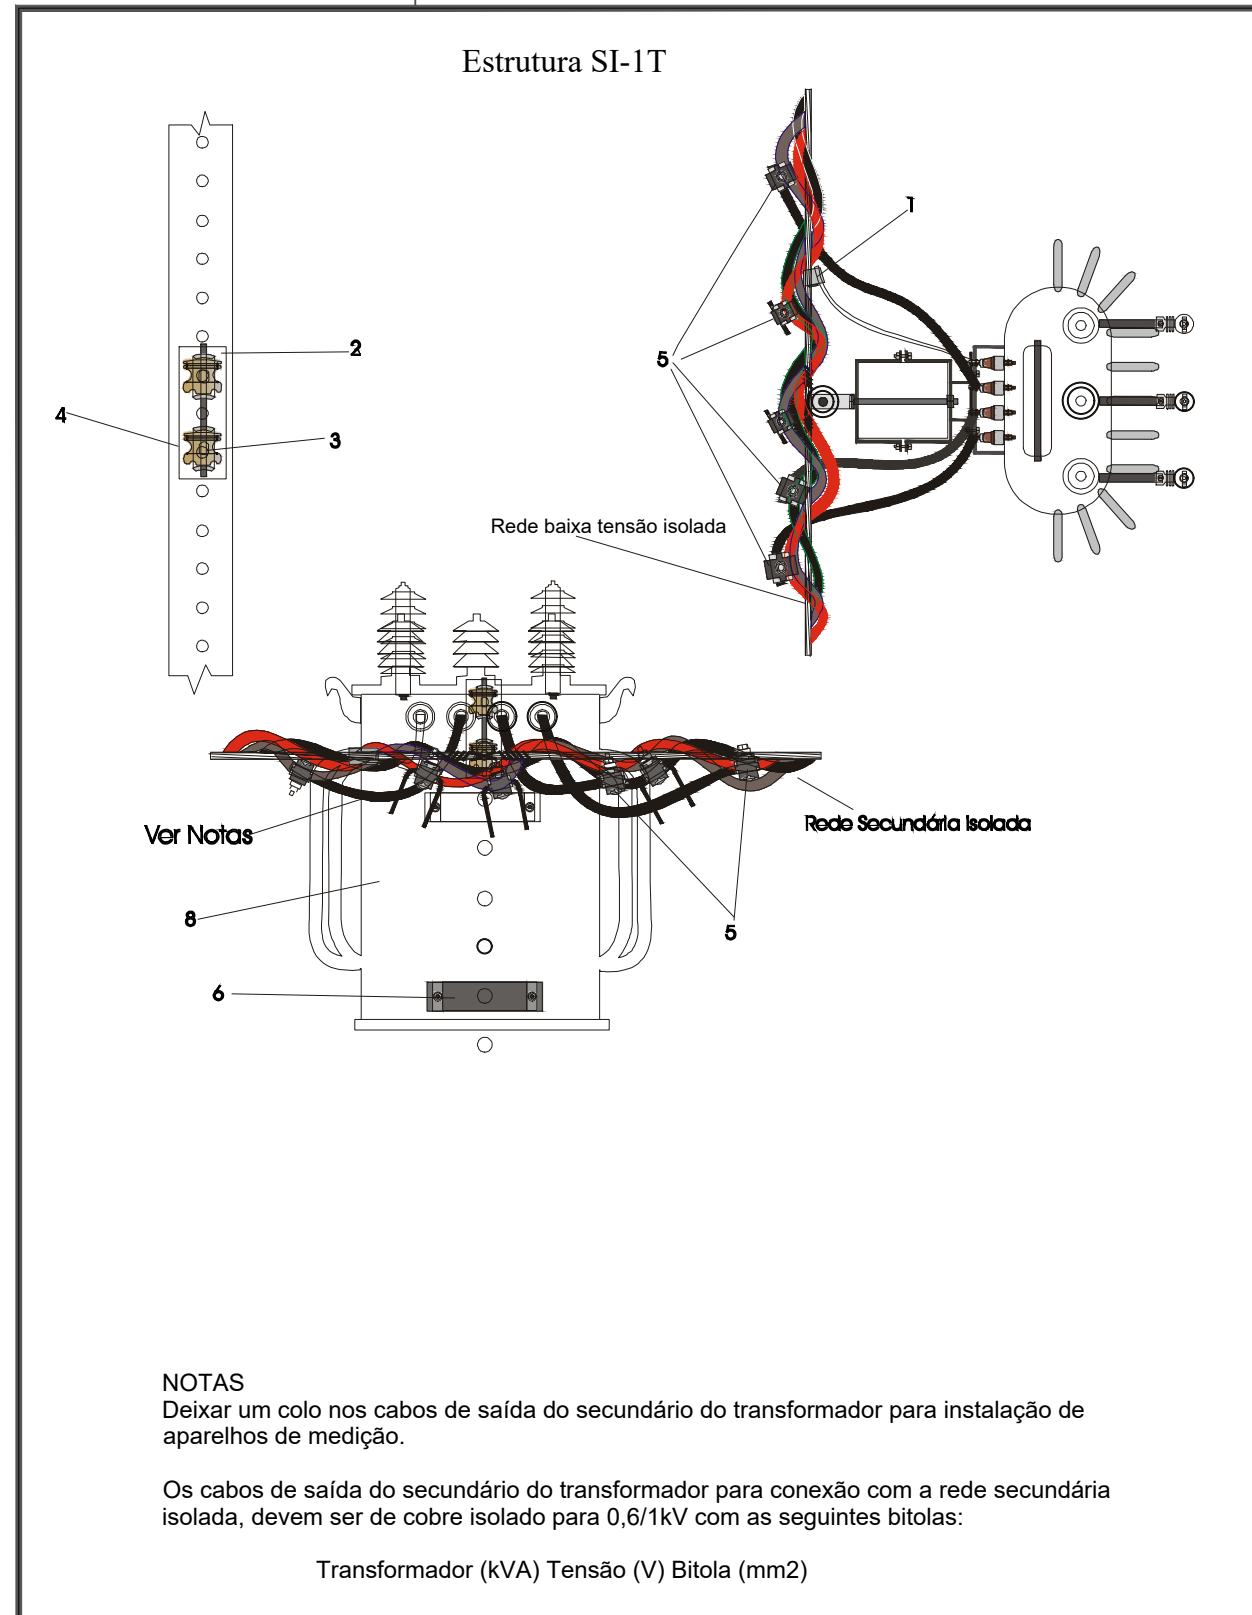

OBRA		RESIDENCIAL JARDINS VALENCIA SPE LTDA	
PROPRIETARIO - CNPJ		RESIDENCIAL JARDINS VALENCIA SPE LTDA CNPJ: 42.109.059/0001-82	
ENDERECO DA OBRA		Endereço: LOTE CHACARA 93, SETOR B, CHACARA 93 - CEP: 78.643-000 Município de Guaranésia - MT	
AUTOR DO PROJETO		RESPONSÁVEL TÉCNICO	
MAURIAN DE ALMEIDA DOS SANTOS CREAMT 3039			
ESCALA	ATUALIZADO	ASSINTO	FOLHA Nº
1:1000	Julho/2021	PLANTA DE DETALHES	05/05
DESIGNO		Eng. Maurician de A. dos Santos	
MAURIAN DE A. DOS SANTOS		Reg: 12134/2009	
E S T A T I S T I C A S			
ÁREAS	% DE OCUPAÇÃO	COEF. DE APROVEIT.	Nº DE PSOS
	TÉRREO	DEMAIS PAV.	
	___%	___%	01