



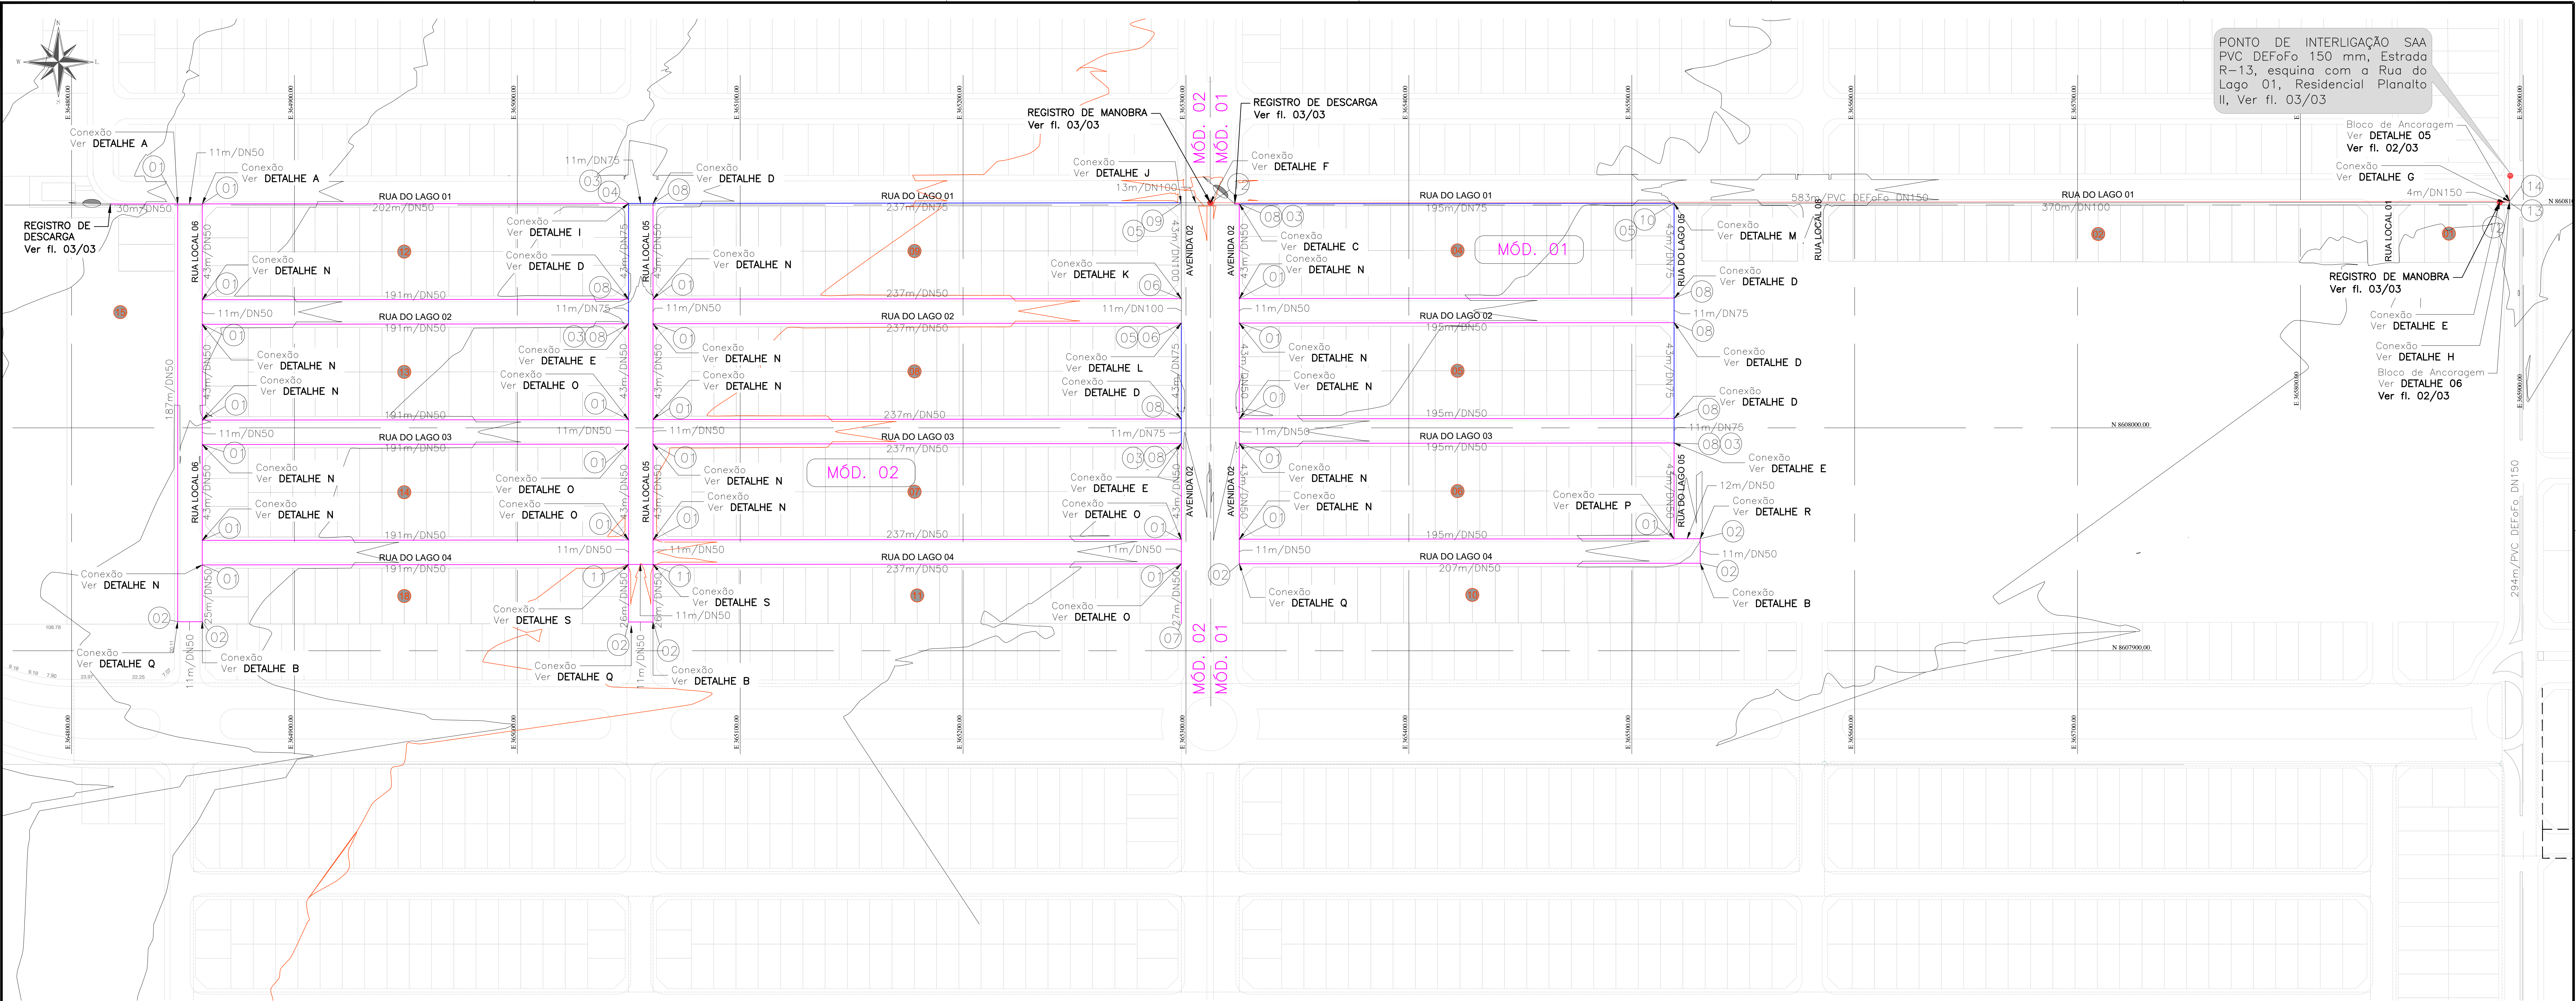

PLANTA BAIXA - REDE DE DISTRIBUIÇÃO PRINCIPAL E SECUNDÁRIA ESC. 1:1000

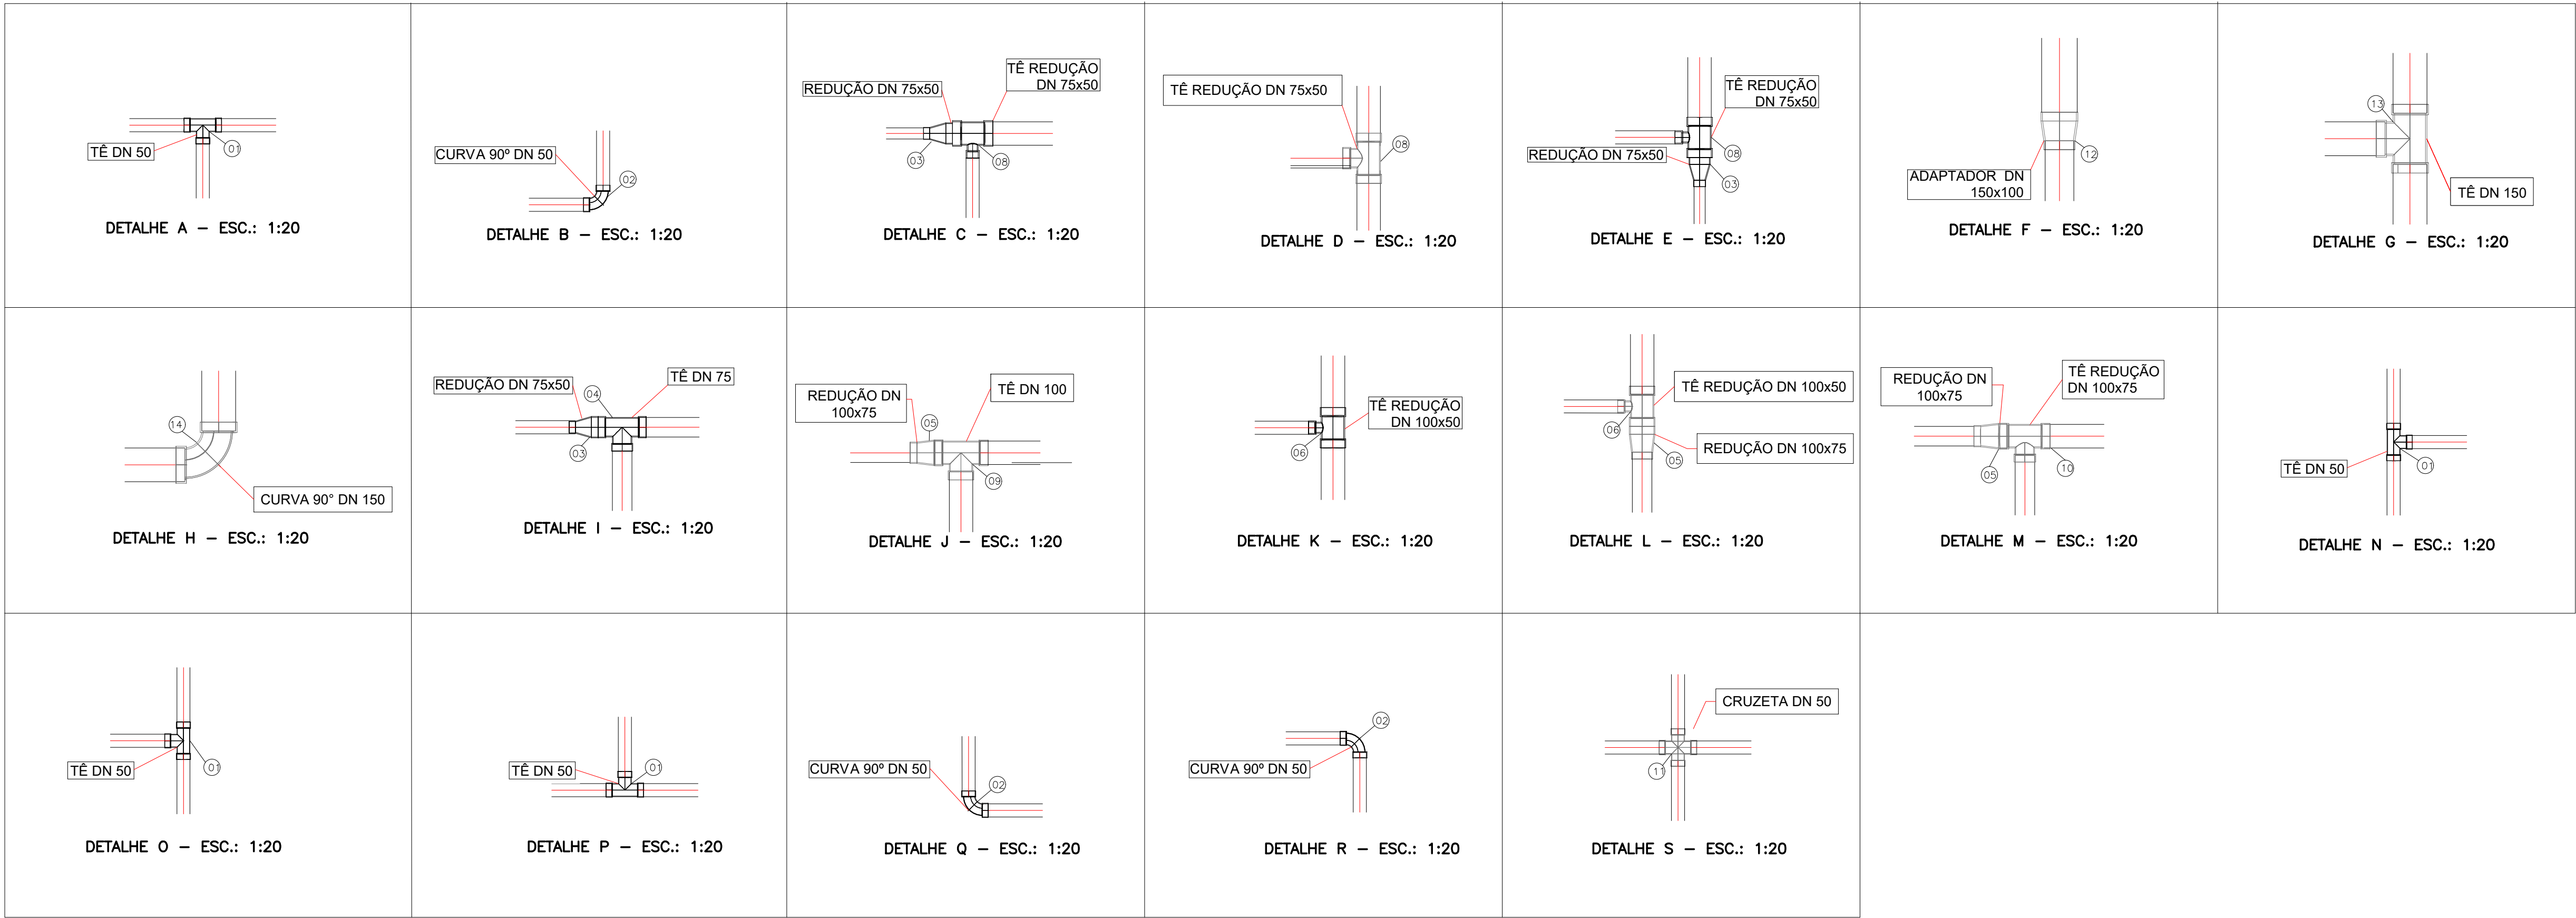

LISTA DE MATERIAL - REDE PRINCIPAL E REDE DISTRIBUIÇÃO SECUNDÁRIA			
ITEM	DISCRIMINAÇÃO	UNID	QUANT.
01	TUBOS PVC PBA		
02	TUBO PVC PBA JE CL12 DN50	m	4945
03	TUBO PVC PBA JE CL12 DN75	m	659
04	TUBO PVC PBA JE CL12 DN100	m	442
05	TUBO PVC DEFoFo 1MPa DN150	m	877
CONEXÕES PBA			
01	TÊ PVC JE BBB PBA DN 50	un	24
02	CURVA 90° PVC JE PB DN 50	un	07
03	REDUÇÃO PVC JE BB PBA DN 75x50	un	05
04	TÊ PVC JE BBB PBA DN 75	un	01
05	REDUÇÃO PVC JE BB PBA DN 100x75	un	03
06	TÊ DE REDUÇÃO JE BB PBA DN 100x50	un	02
07	CAP PVC JE PBA DN 50	un	01
08	TÊ DE REDUÇÃO JE BB PBA DN 75x50	un	10
09	TÊ PVC JE BBB PBA DN 100	un	01
10	TÊ DE REDUÇÃO PVC JE BB PBA DN 100x75	un	01
11	CRUZETA PVC PBA DN 50	un	02
CONEXÕES FoFo JDS			
12	ADAPTADOR PONTA E BOLSA FoFo P/ PVC PBA DN 150 x DN 100	un	02
13	TÊ COM BOLSAS FoFs, PN10, DN150	un	01
14	CURVA 90° COM BOLSAS FoFo PN10 DN 150	un	01

LEGENDA:

- Divisão de módulo
- PVC DEFoFo DN150: Tubulação da rede de distribuição, indicação do material. Onde não há indicação de material será PVC PBA.
- 90m/DN75: Indicação de extensão e diâmetro do trecho. (A extensão é indicada pelo primeiro número e o DN, em mm, pelo seguinte).
- Os números se referem às conexões necessárias à execução do nó. Ver RELAÇÃO DE MATERIAIS.
- Registro de Manobra
- Registro de Descarga
- Rede de água projetada Residencial do Lago
- Rede de água existente Residencial Planalto
- Rede de água PVC DEFoFo DN 150
- Rede de água PVC PBA DN 100
- Rede de água PVC PBA DN 75
- Rede de água PVC PBA DN 50

Será utilizado o Hidrante do Residencial do Lago cujo raio de atuação é de 800m conforme Norma Técnica do Corpo de Bombeiros do Estado do Mato Grosso nº 47/2020.

Parâmetros adotados:
Taxa de Ocupação: 4 habitantes/domicílio
Consumo per capita: 150 l/habitante por dia



MÍDIAS SOCIAIS:
E-mail: visualizeengenharia@gmail.com
Telefone: 62 98141-7806
Instagram: @visualizeengenharia
www.visualizeengenharia.com

ACESSE NOSSO SITE ATRAVÉS DO QR CODE AO LADO

TIPO DE PROJETO:
PROJETO DE HIDRÁULICO DO SISTEMA DE ABASTECIMENTO DE ÁGUA

ENDEÇO:
RESIDENCIAL DO LAGO II - QUERÊNCIA - MT

ASSINATURAS:
PROPRIETÁRIO: _____ RESPONSÁVEL TÉCNICO: _____

RESIDENCIAL QUERÊNCIA EMPREENDIMENTOS MOBILIÁRIOS LTDA CNPJ: 33.452.779/0001-69

ENG. CIVIL HERBERT OLIVEIRA SANTOS CREA: 101848545-52

CONTEÚDO:
PLANTA DA REDE DE ABASTECIMENTO E DETALHAMENTOS DAS TRAVESSIAS.

DATA: AGOSTO/2024

ESCALA: 1:1500

REVISÕES: R01